


# 阿南市消防本部 消防救急デジタル無線システム構成図(更新前)

□ : 既設流用機器  
 □ : 共同運用機器

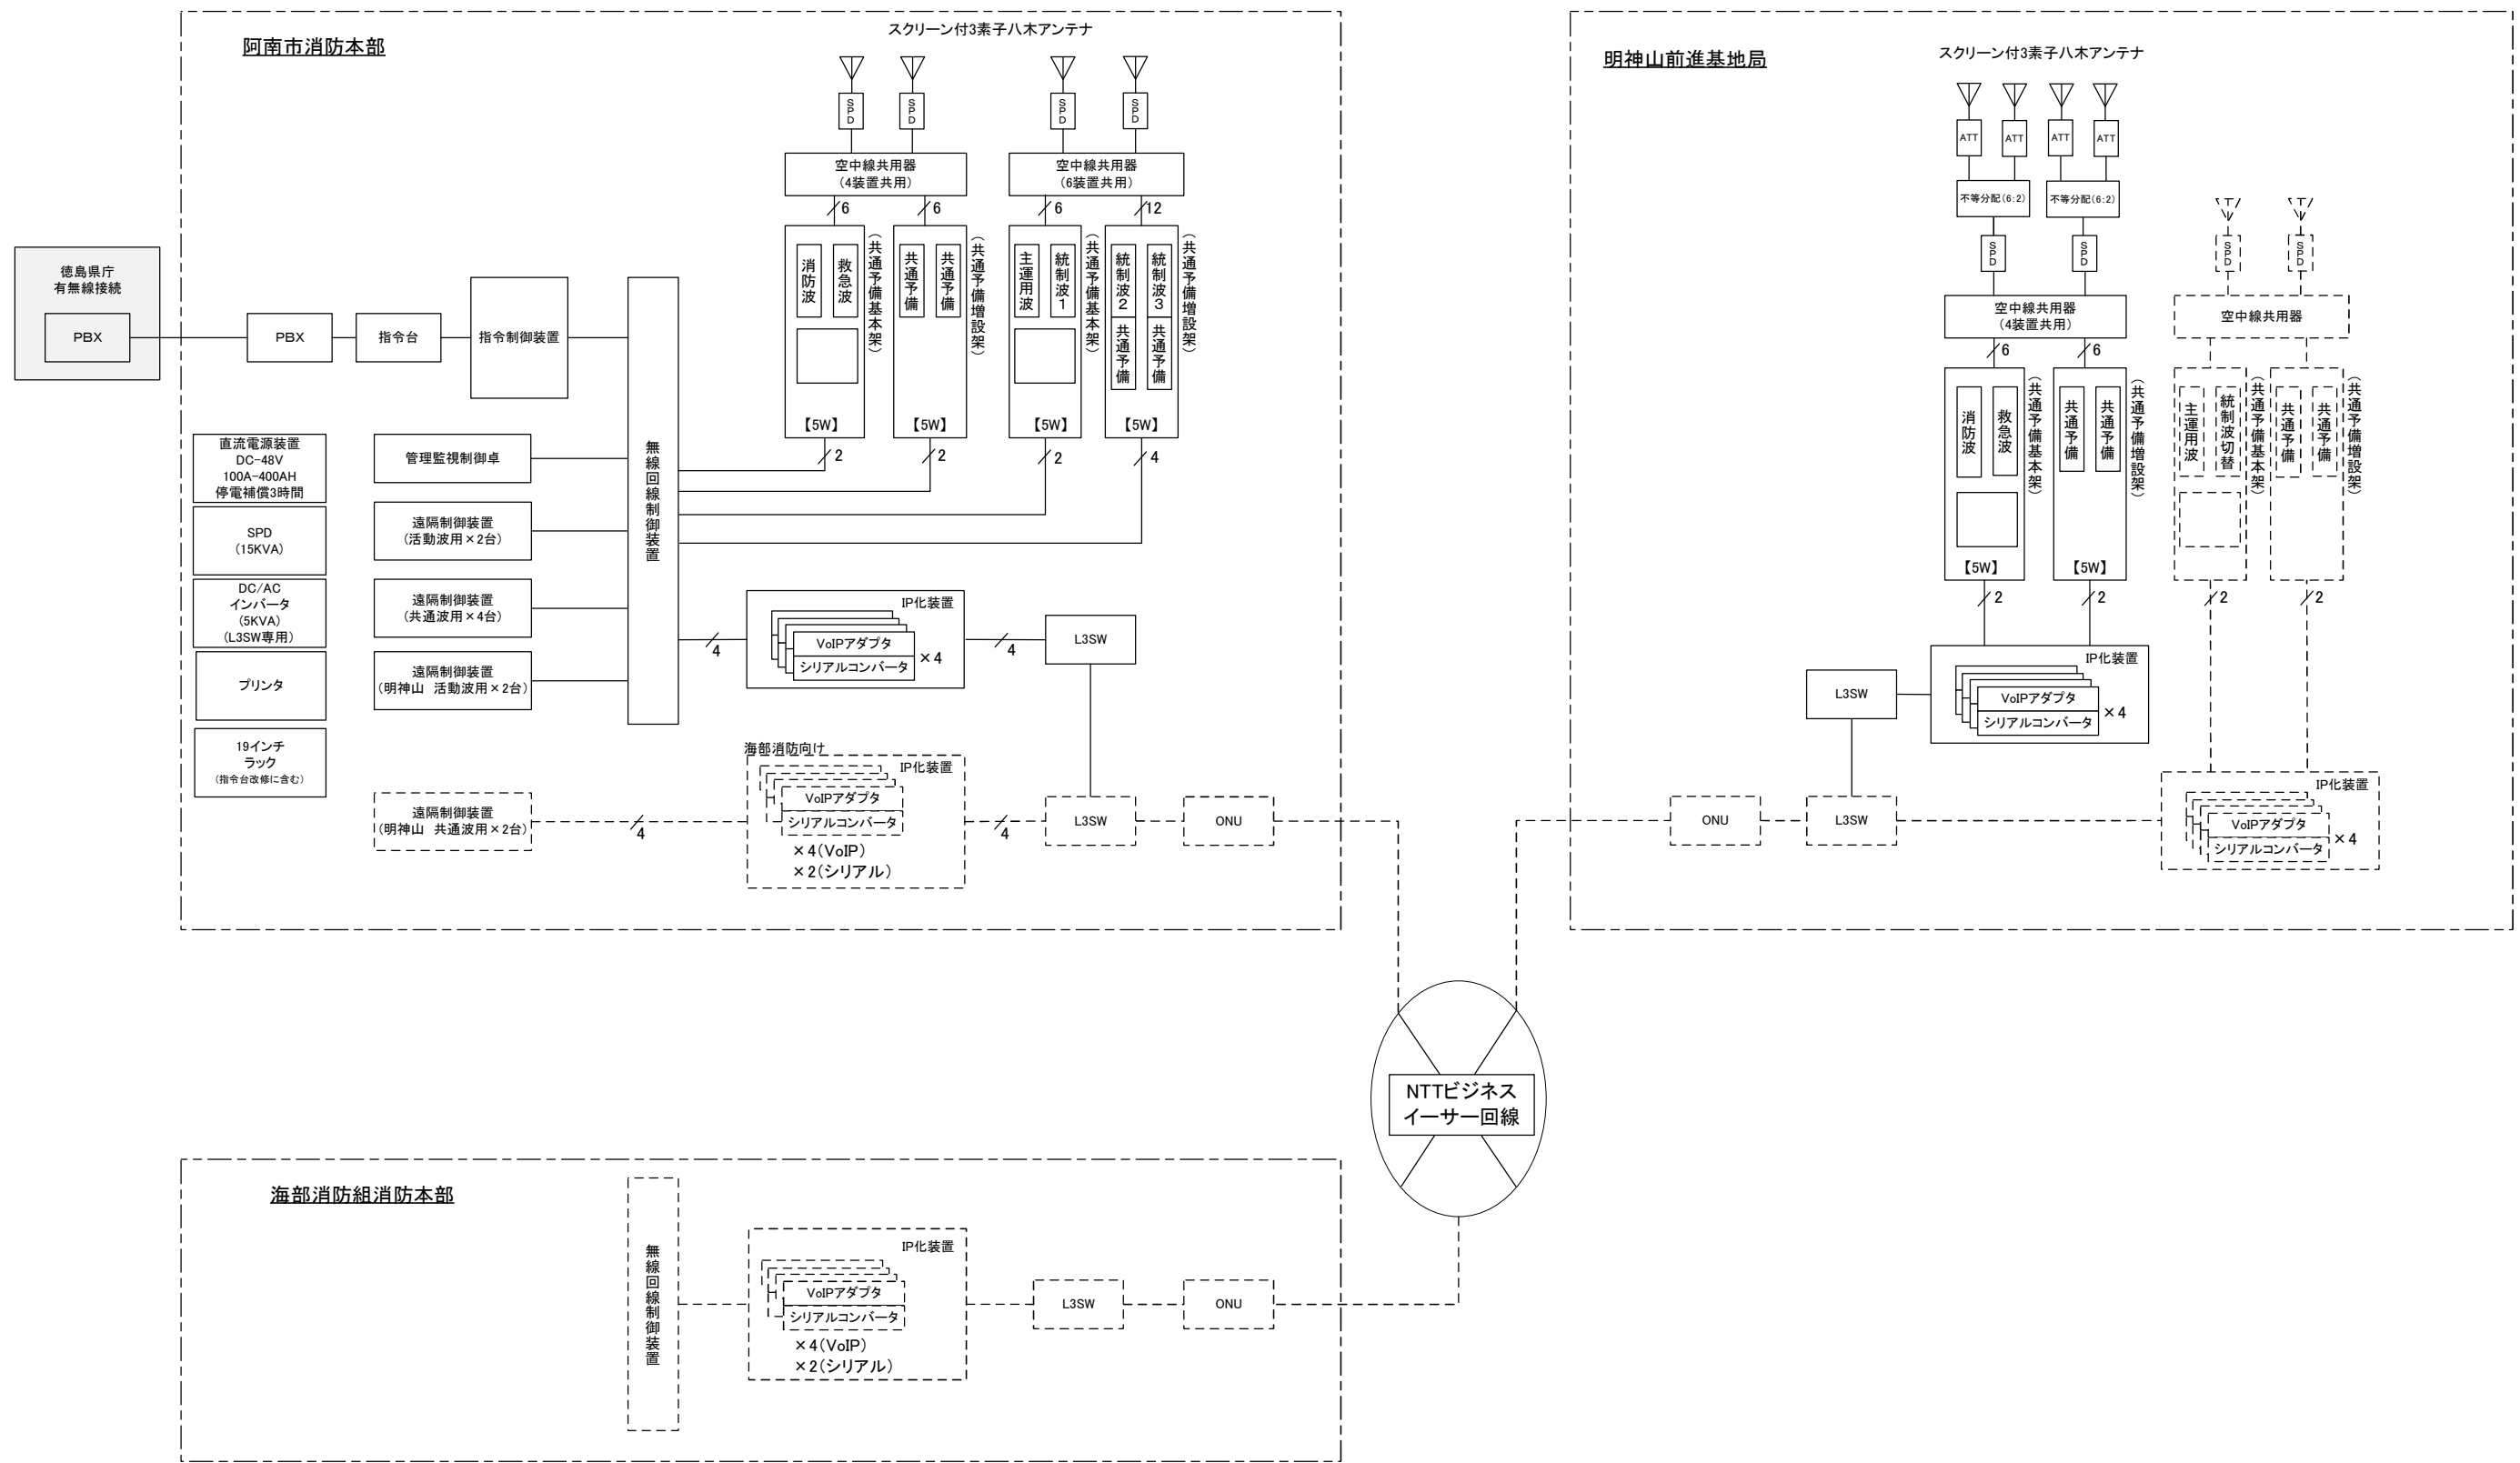


凡例 □ : 既設 □ : 共同運用

版	年月日	承認	検閲	設計	改訂記事
EDITION	DATE	APPROVAL	CHECK	DESIGN	REVISED DESCRIPTION

備考 REMARKS	初制 ORIGINAL DATE 2014.10.31	機種名 MODEL
承認 APPROVAL	検閲 CHECK	設計 DESIGN
		製図 DRAWING
名称 TITLE・図面名 SORT OF DRAWING 消防救急デジタル無線システム		系統図
図面番号 DRAWING NO.		版 EDITION 01
		サイズ SIZE A3
		ページ PAGE 001

# 阿南市消防本部 消防救急デジタル無線システム構成図(更新対象)

- :更新機器
- :一部改修機器
- :既設流用機器
- :共同運用機器

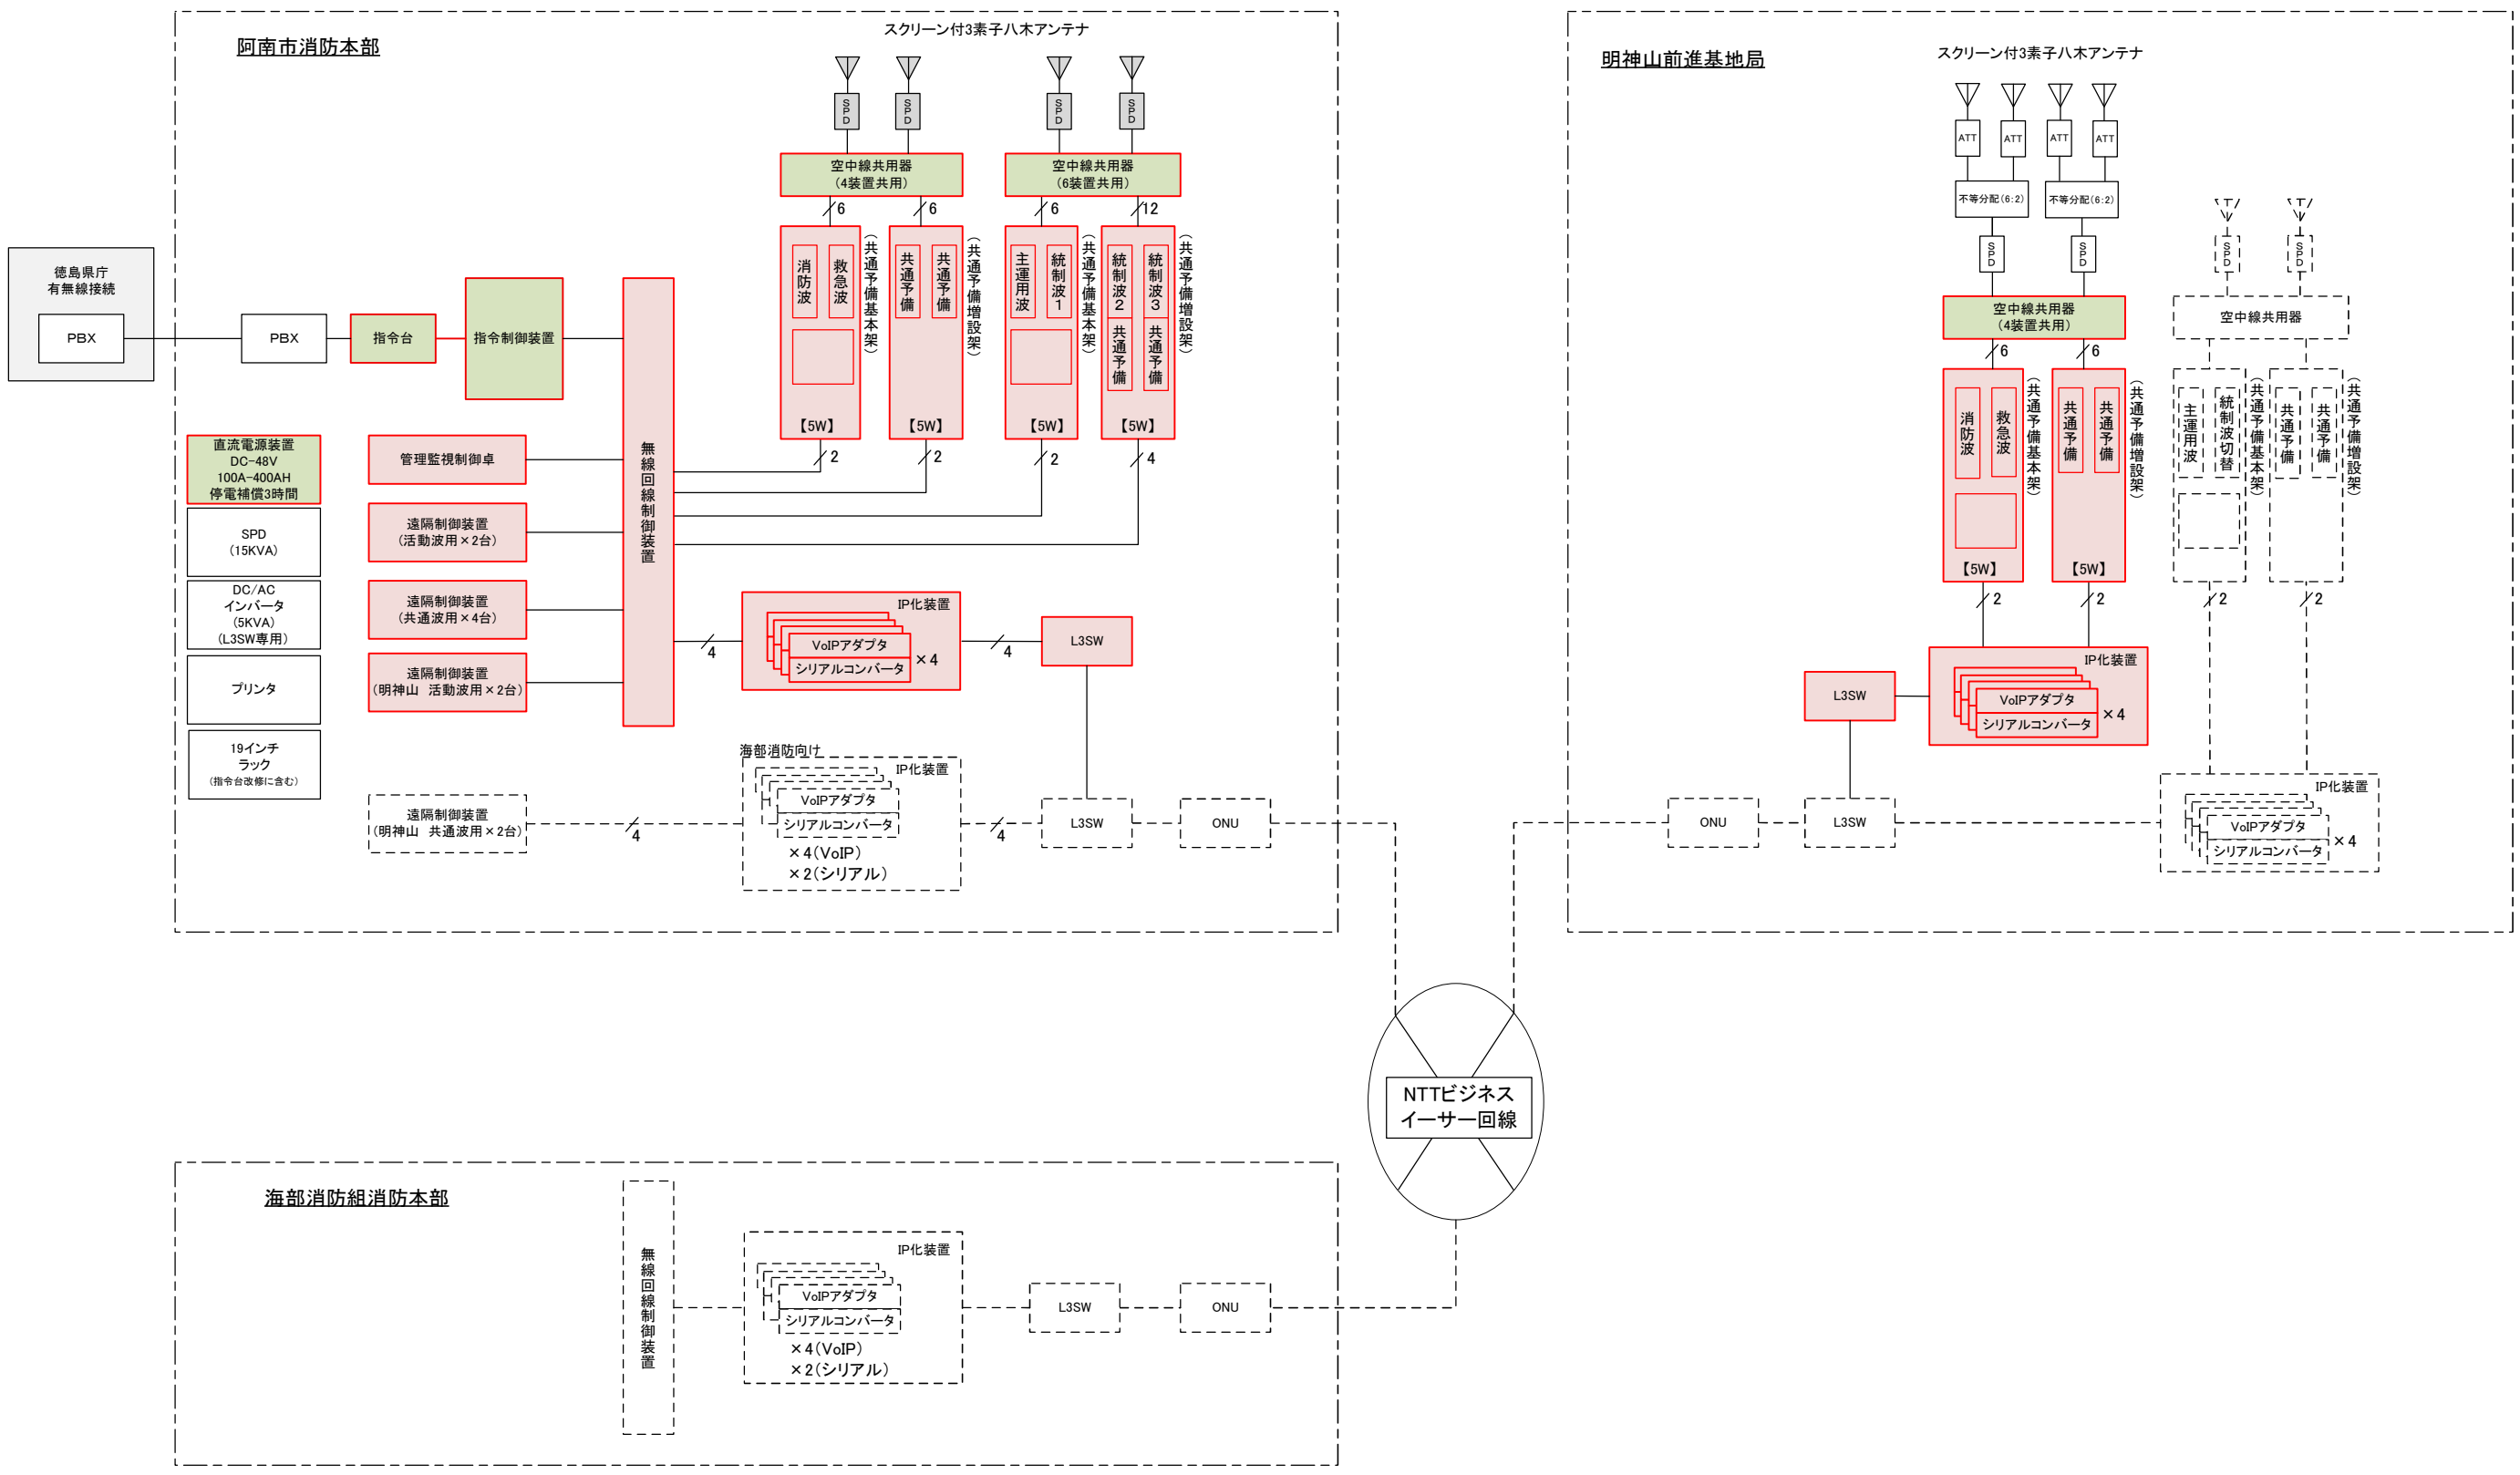


版	年月日	承認	検閲	設計	改訂記事
EDITION	DATE	APPROVAL	CHECK	DESIGN	REVISED DESCRIPTION

備考 REMARKS	初制 ORIGINAL DATE	2026.03.14	機種名 MODEL	
承認 APPROVAL	検閲 CHECK	設計 DESIGN	製図 DRAWING	名称 TITLE・図面名 SORT OF DRAWING
				消防救急デジタル無線システム
				系統図
図面番号 DRAWING NO.				版 EDITION
				サイズ SIZE
				PAGE
				01 A3
				001

# 阿南市消防本部 消防救急デジタル無線システム構成図(更新後)

□ : 共同運用機器

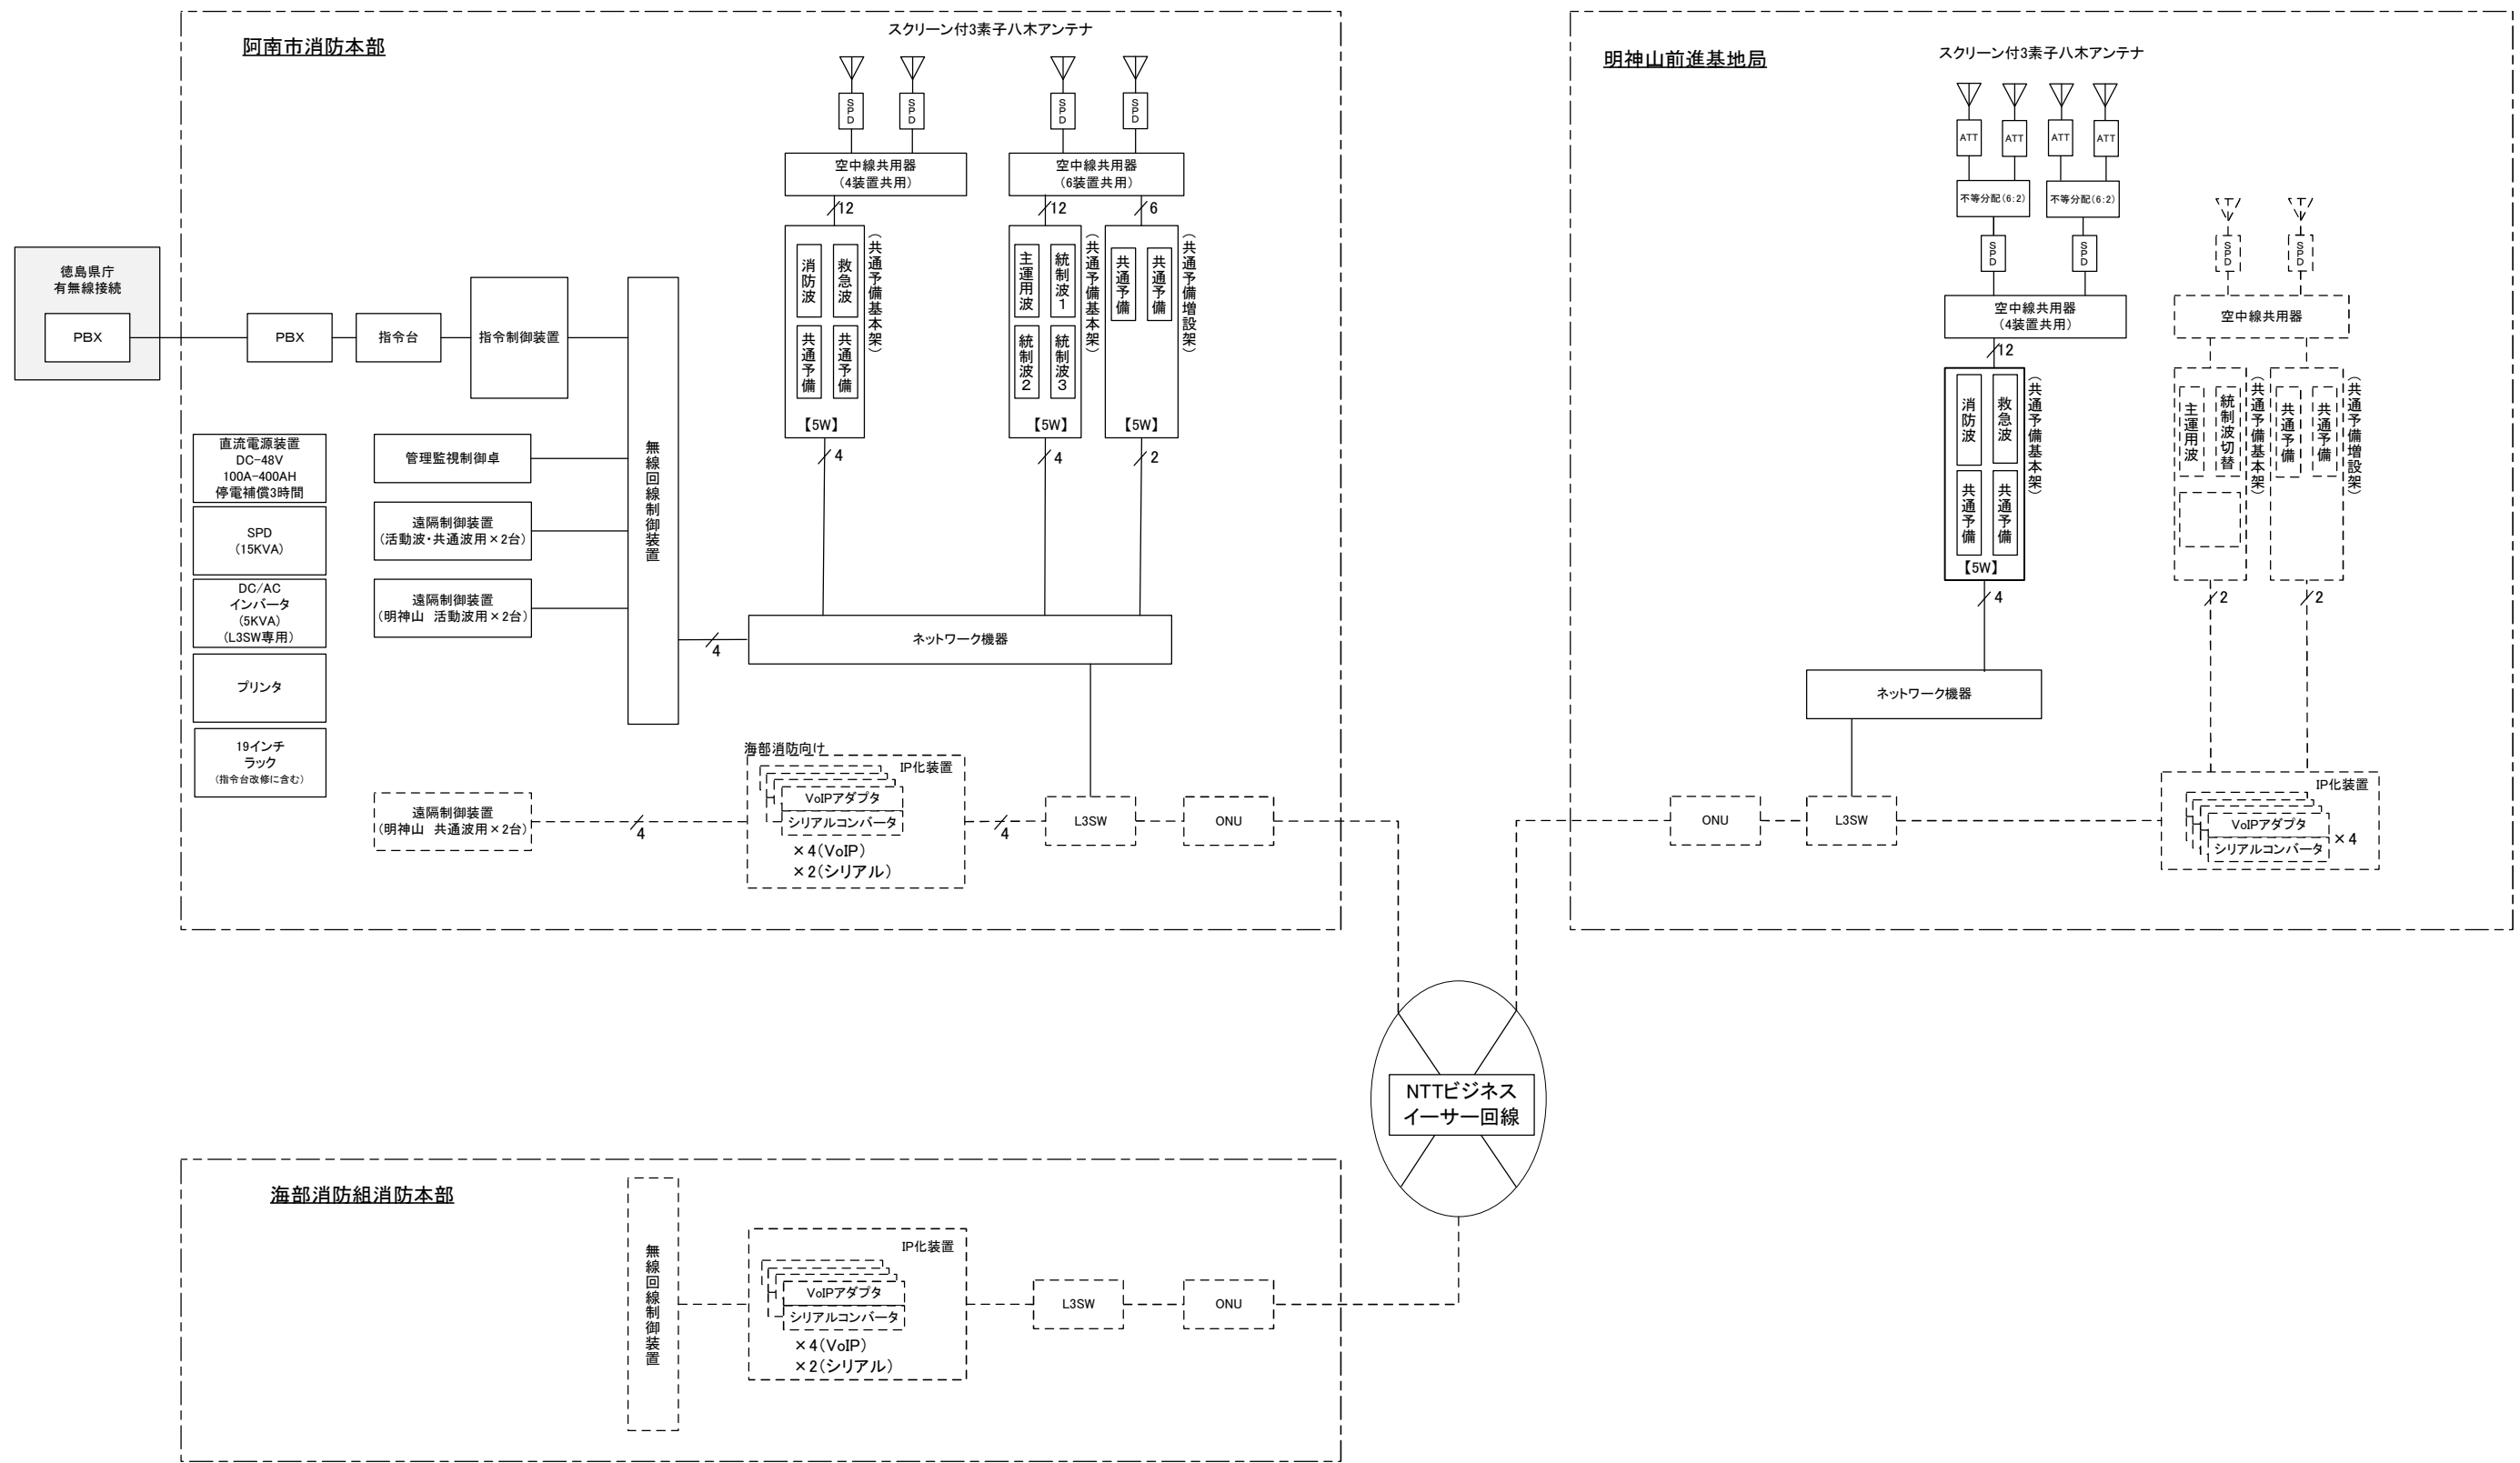

版	年月日	承認	検閲	設計	改訂記事
EDITION	DATE	APPROVAL	CHECK	DESIGN	REVISED DESCRIPTION

備考 REMARKS	初制 ORIGINAL DATE 2026.03.14	機種名 MODEL
承認 APPROVAL	検閲 CHECK	設計 DESIGN
		製図 DRAWING
名称 TITLE・図面名 SORT OF DRAWING 消防救急デジタル無線システム		系統図
図面番号 DRAWING NO.		版 EDITION 01
		サイズ SIZE A3
		ページ PAGE 001