



配管平面図 (400~350mm送水管その1)

縮尺: 1/500

参考図

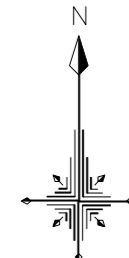


配管詳細図

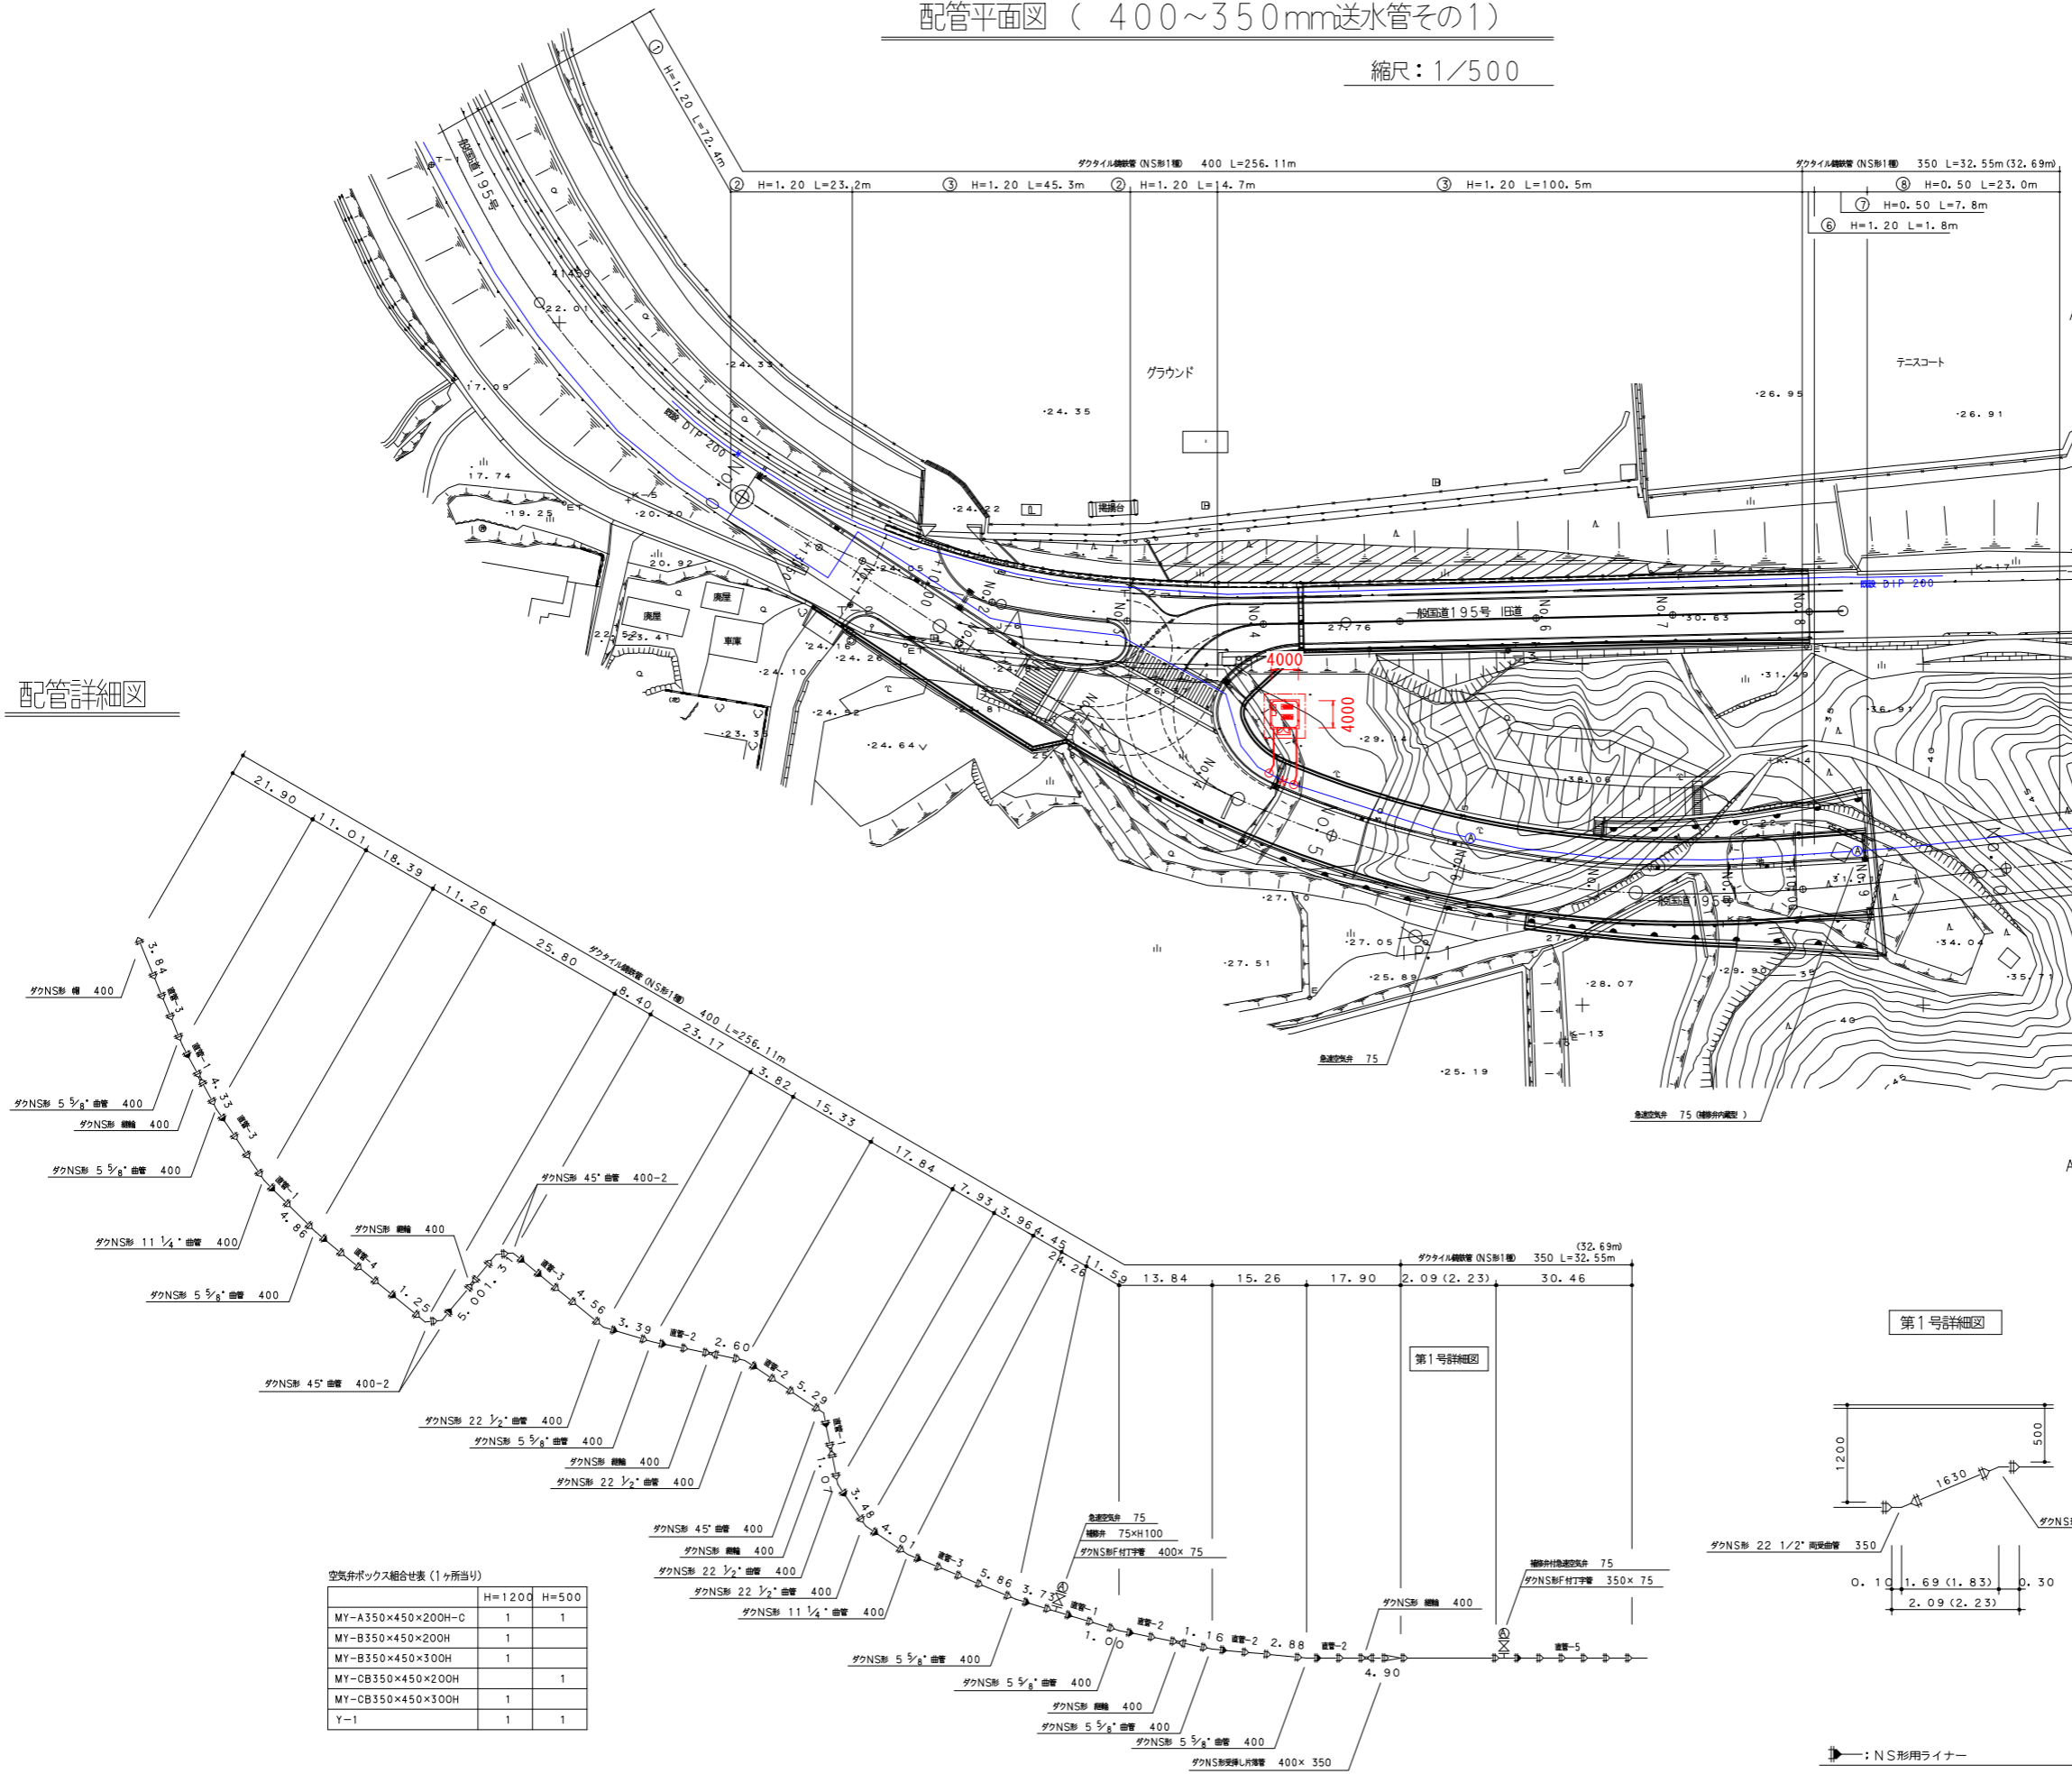

空気弁ボックス組合せ表 (1ヶ所当り)

	H=1200	H=500
MY-A350×450×200H-C	1	1
MY-B350×450×200H	1	
MY-B350×450×300H	1	
MY-CB350×450×200H		1
MY-CB350×450×300H	1	
Y-1	1	1

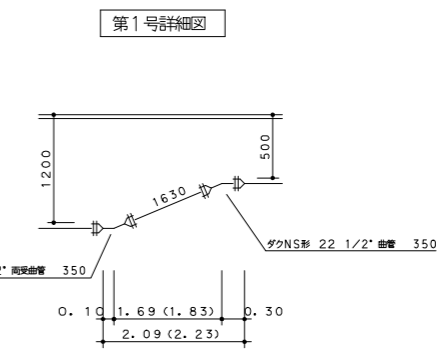

NS形用ライナー
※ 異形管径シロに接合する直管受口にはライナーを使用する。

事業名	阿南市水道第3次拡張事業		
工事名	橋送水管布設工事	縮尺	
図名	配管平面図 (400~350mm送水管その1)		1/500
設計	阿南市水道部		
部長		課長補佐	係員
設計年月日	平成17年度	図番	/