

配管平面図

縮尺：1/250

蛭子神社

上苅屋公会堂


凡例

- 既設水通管
- 計画水通管
- 農水灌

中間点一覧表


点名	経緯	Y座標
1号線		
No. 0	106235.141	107232.416
No. 0+1.50 (IP-1)	106234.794	107230.964
No. 0+3.00 (IP-2)	106235.544	107229.683
No. 0+6.11 (IP-3)	106234.328	107224.718
No. 0+13.11 (IP-4)	106233.650	107219.797
No. 0+20.11 (IP-5)	106232.027	107209.890
No. 0+28.11 (IP-6)	106231.884	107204.920
No. 0+33.11 (IP-7)	106231.346	107249.929
No. 0+47.42 (IP-8)	106231.339	107185.619
No. 0+48.14 (IP-9)	106231.338	107184.889
No. 1	106231.352	107183.040
No. 1+9.16 (IP-10)	106231.612	107173.893
No. 1+8.70 (IP-11)	106231.602	107173.357
No. 1+11.50 (IP-12)	106231.887	107171.771
No. 1+12.14 (IP-13)	106231.995	107170.938
No. 1+13.20 (IP-14)	106232.131	107169.886
2号線		
No. 0	106210.164	107165.984
No. 0+1.35 (IP-15)	106210.879	107167.129
No. 0+22.78 (IP-14)	106232.131	107169.886
No. 0+38.42 (IP-16)	106247.679	107171.467
No. 0+38.17 (IP-17)	106248.429	107171.476
No. 0+40.47 (IP-18)	106249.729	107171.402
No. 0+41.22 (IP-19)	106250.479	107171.501
No. 0+43.22 (IP-20)	106252.864	107171.526
No. 0+43.92 (IP-21)	106252.953	107172.027
IP	106254.033	107172.040

水路横断面

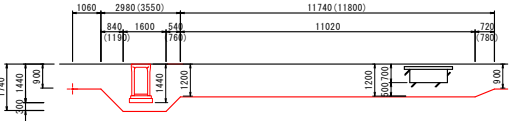


配管詳細図

 
縮尺：NON





②水路伏越し 詳細図

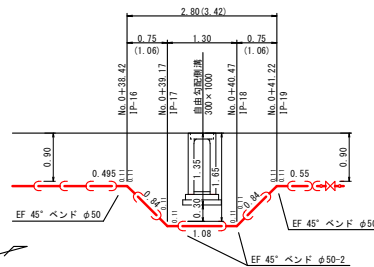

②水路伏越し 詳細図参照

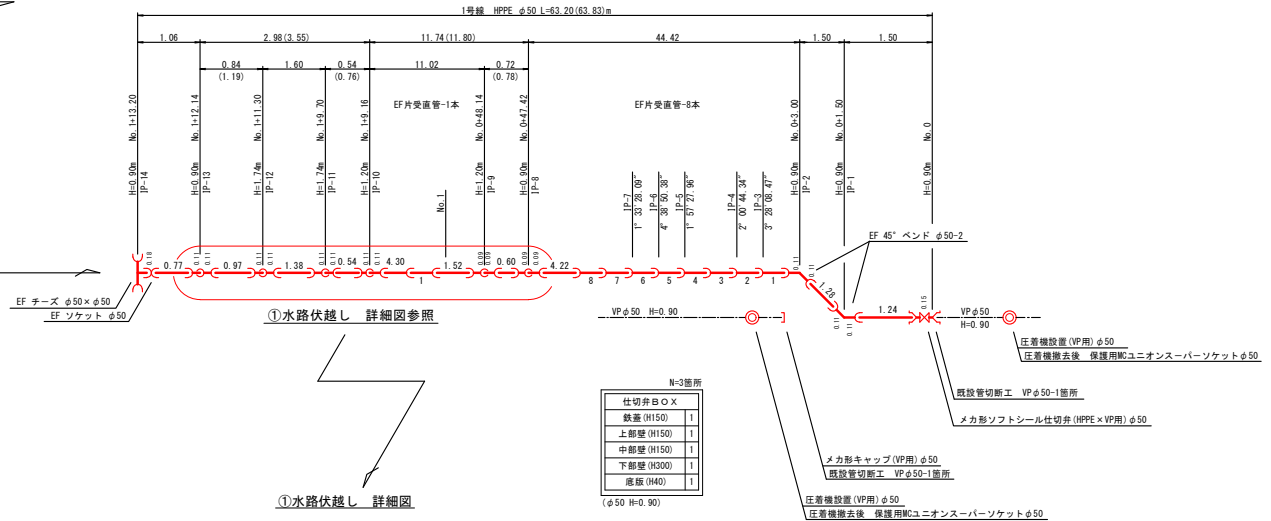

①水路伏越し 詳細図

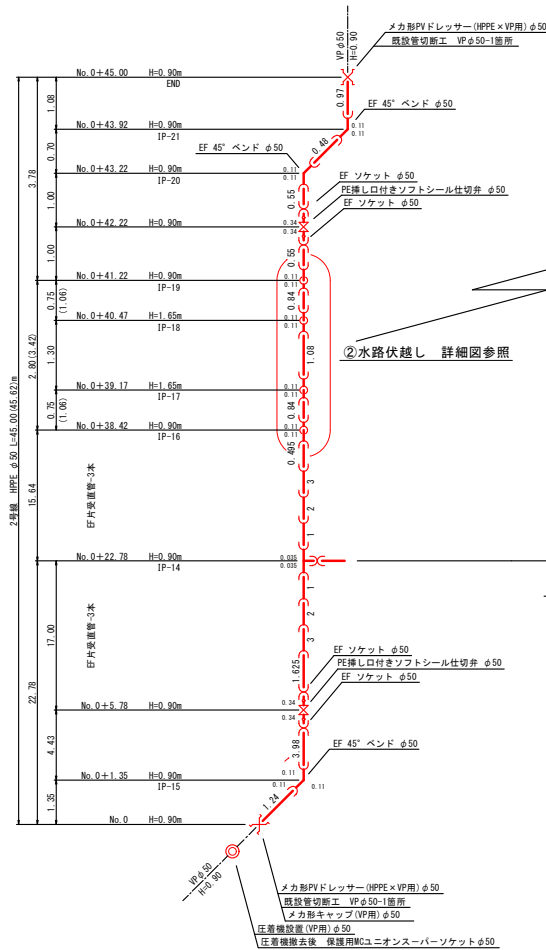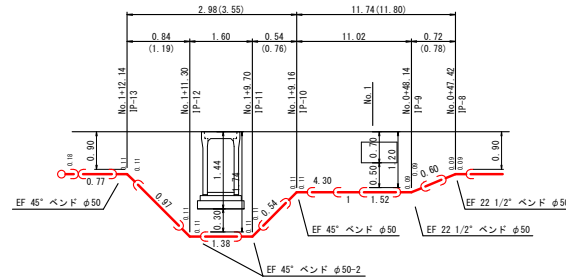

N=3箇所	
仕切弁φ50×	
鉄蓋 (H150)	1
上部壁 (H150)	1
中部壁 (H150)	1
下部壁 (H200)	1
底版 (H40)	1
(φ50 H=0.90)	




事業名	阿南市上水道建設改良事業			
工事名	市道河川排水ノ木堀子ノ夏緑配水管移設工事			
図名	配管詳細図			
設計	阿南市水道部			
部長	課長	課長補佐	係長	係員
設計年月日	令和7年度 図番 2 / 5			


横断面図

縮尺: 1/100


2号線
No. 0+40.00

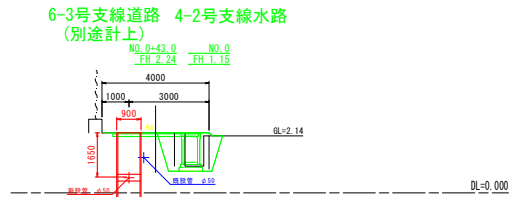


2号線
No. 0+23.0

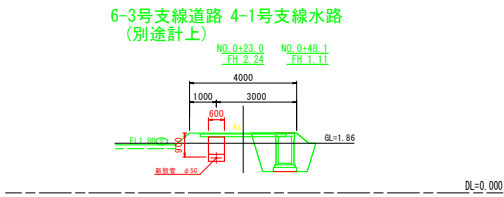


1号線
No. 0+13.00

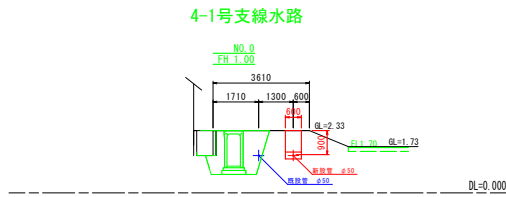


2号線
No. 0+40.00

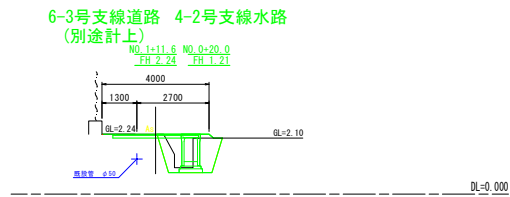


6-3号支線道路 4-1号支線水路
(別途計上)

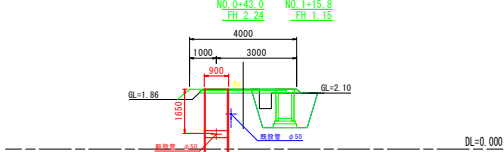

1号線
No. 0+39.00

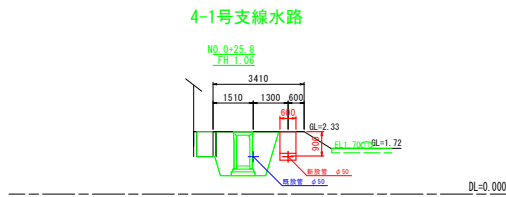

1号線
No. 1+9.00

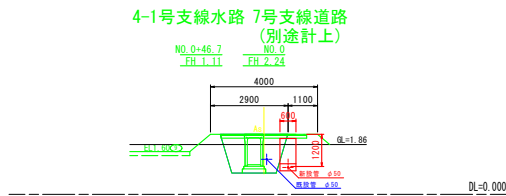


事業名	阿南市上水道建設改良事業					
工事名	市道河屋蛸子ノ木蛸子ノ夏緑配水管移設工事					縮 尺
図 名	横断面図					1/100
設 計	阿南市水道部					
部 長		課 長		課長 補 佐	係 長	係 員
設計年月日	令和7年度				図番	3 / 5


標準掘削断面図

縮尺：1/30


1	市道アスファルト舗装(車道)
	φ50以下 HPPE H=0.90

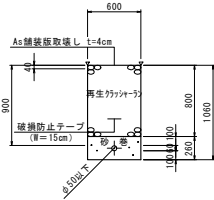


2	市道アスファルト舗装(車道)
	φ50以下 HPPE H=1.20

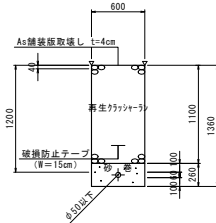


3	市道アスファルト舗装(車道)
	φ50以下 HPPE H=1.65

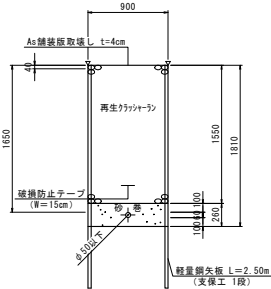


4	市道砂利(車道)
	φ50以下 HPPE H=0.90

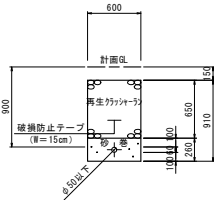


5	市道砂利(車道)
	φ50以下 HPPE H=1.20

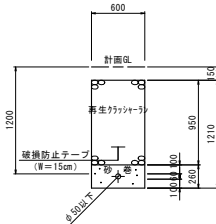

6	市道砂利(車道)
	φ50以下 HPPE H=1.74

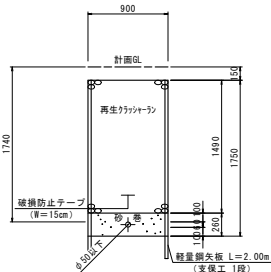

給水分岐工標準図

 

給水管材料集計表



名称	番号	①	②	合計
ポリ塩化ビニル管	φ25	2.0	4.0	6.0
サドル分止水栓 (付属品共)	φ50×φ25	1	1	2
SKX-分止水栓用ソケット	P25	1	1	2
SKX-144*	P25	1	1	2
SKX-ソケット	P25×V13	1	1	2
土工事	①	2.0	4.0	6.0

※ 現場状況に合わせて適宜変更すること



弁栓室構造図

縮尺：1/10



仕切弁
φ150・φ200

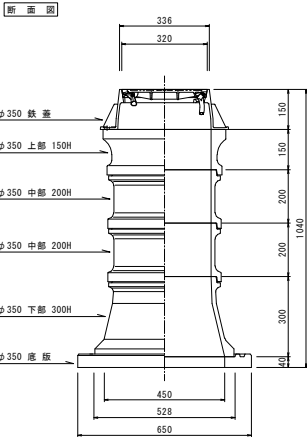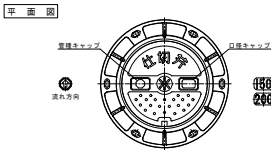

仕切弁
φ50・φ75・φ100

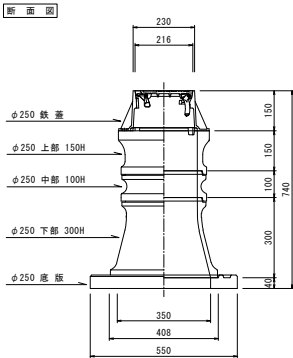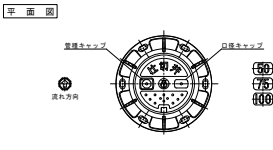

消火栓・空気弁
単口

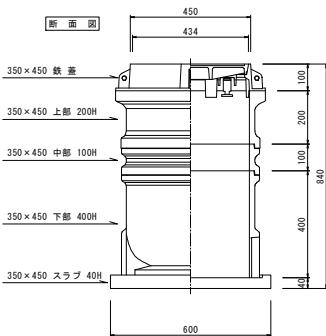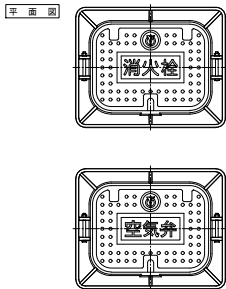


管天高	H=1200	H=1100	H=900	H=700	H=600
ボックス高	1040	940	740	590	490
名称	高さ	数量			
鉄蓋	150	1	1	1	1
鉄蓋	30				
リング	50			2	
上部	150	1	1	1	
100			1		
150					
200	2	1			
300					
下部	300	1	1	1	
150					
300				1	1
下部	40	1	1	1	1


管天高	H=1200	H=900	H=850	H=700	H=600
ボックス高	1090	790	740	590	490
名称	高さ	数量			
鉄蓋	150	1	1	1	1
鉄蓋	50				
リング	100			1	
上部	150	1	1	1	
100			1		
150	1	1			
200					
300					
下部	300	1	1	1	
150					
300				1	1
下部	40	1	1	1	1

消火栓立管集分（標準）				
管天高	H=1200	H=900	H=600	φ125×110×110 有効内径 φ350×450
ボックス高	1140	840	540	
名称	高さ	数量		品番
鉄蓋	100	1	1	SYEAC
上部	200	1	1	C-A20
	100	1		C-B10
中部	200	2		C-B20
	300			C-B30
	200		1	C-B20
下部	400	1	1	C-C40
	40	1	1	C-S40
底板	40	1	1	C-S40

事業名	阿南市上水道建設改良事業			
工事名	市道河屋樋子ノ木樋子ノ夏給配水管移設工事			
図名	標準掘削断面図・弁栓室構造図			
設計	阿南市水道部			
部長		課長	課長補佐	係長
設計年月日	令和7年度 図番 4 / 5			

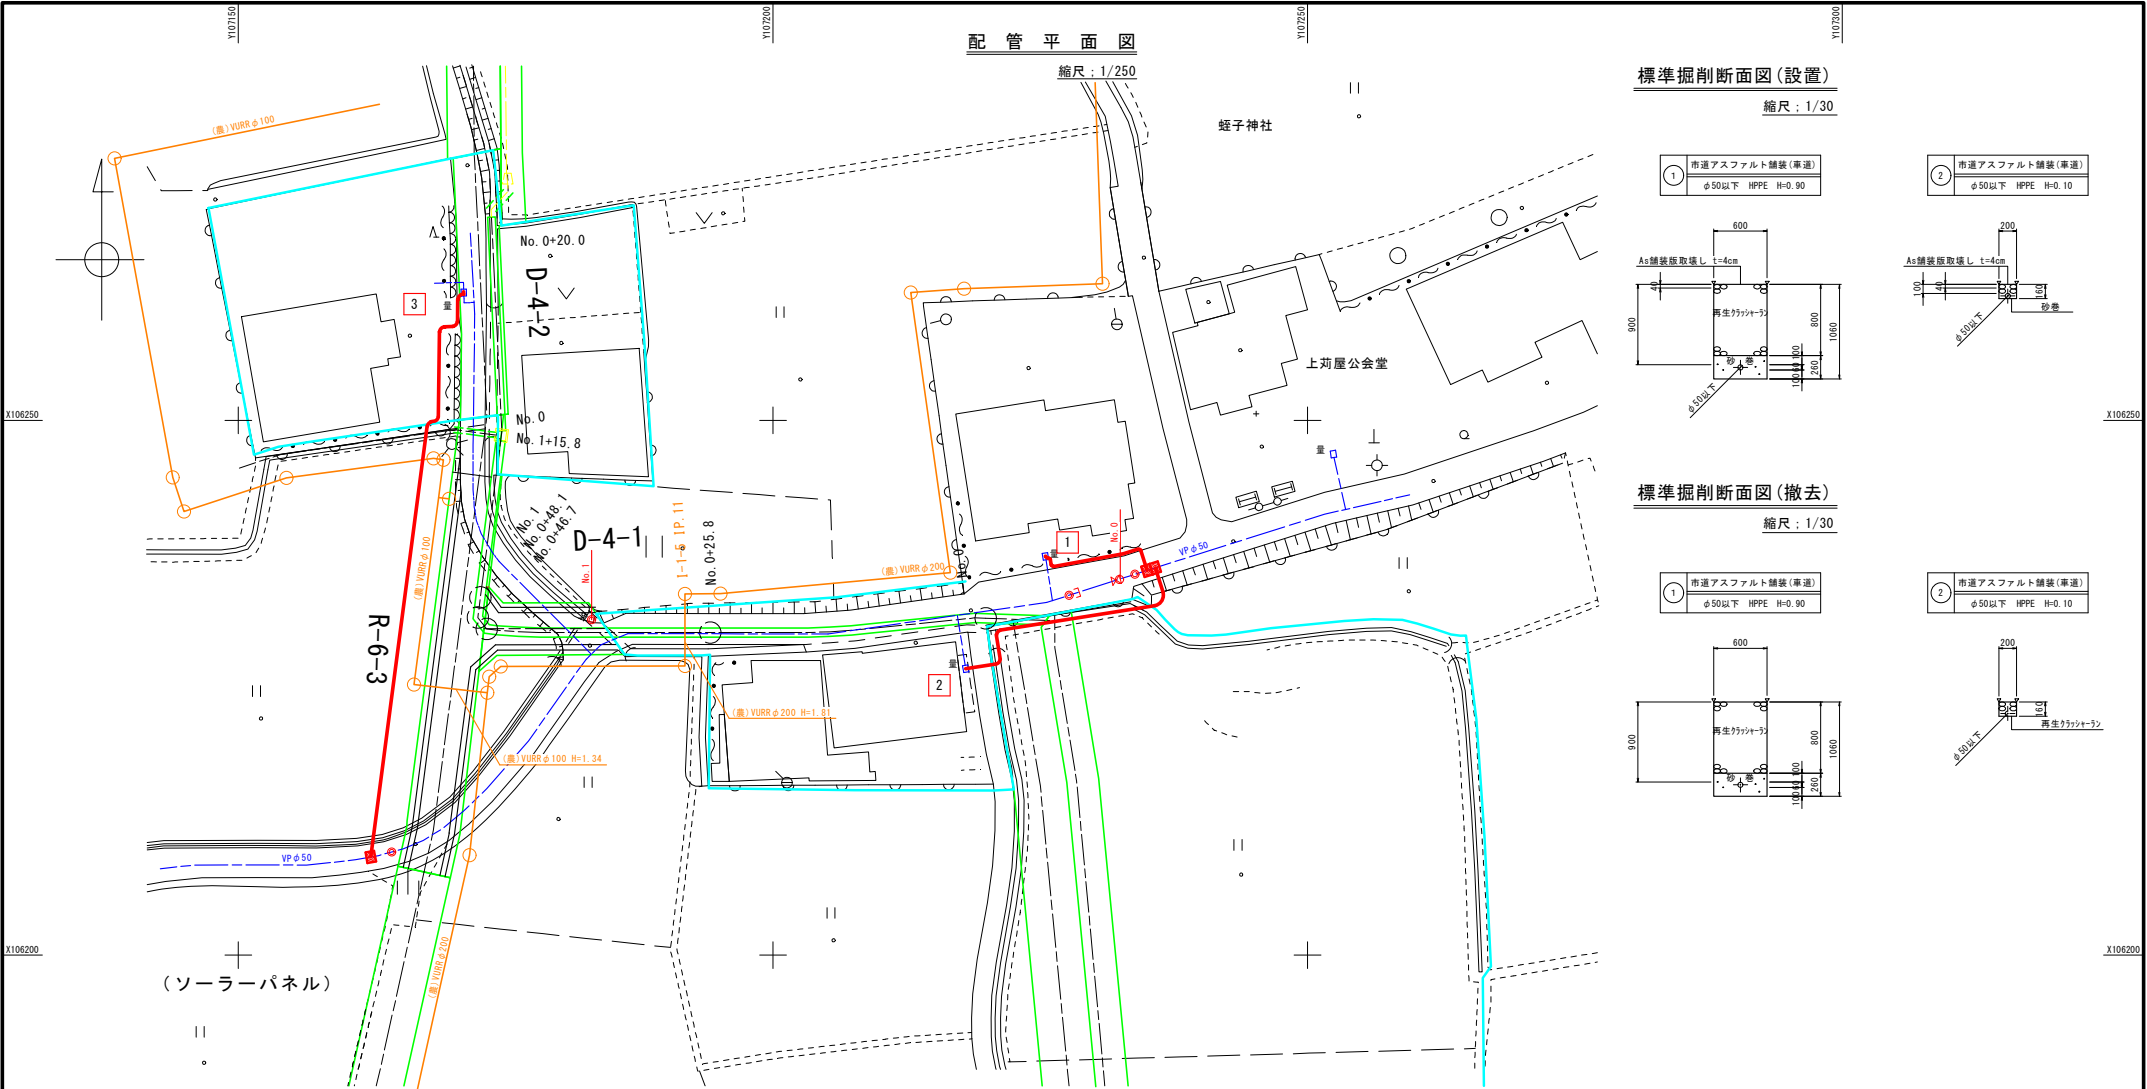

給水分岐工標準図

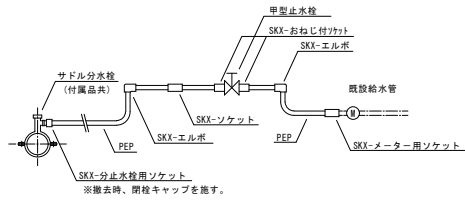

給水管材料集計表

名称	形式	番号	□			合計
			φ13	φ13	φ13	
φリフレ管 サドル分分水栓 (HPPE用・付属品共)	φ25		15.0	30.0	60.0	105.0
	φ50×φ25		1	1	1	3
SKX-分止水栓用ソケット	P25		1	1	1	3
SKX-146	P25		2	2	2	6
SKX-ソケット	P25				1	1
SKX-おねじ付ソケット	P25		2	2	2	6
SKX-メーター用ソケット	P25×13		1	1	1	3
甲型止水栓	25		1	1	1	3
土工事	① H=0.9		1.0	1.0	1.0	3.0
	② H=0.1		1.0	3.0	1.0	5.0

※ 現場状況に合わせて適宜変更すること

給水管(撤去時)材料集計表

名称	形式	番号	□			合計
			φ13	φ13	φ13	
閉栓キャップ	φ25		1	1	1	3
土工事 (撤去)	① H=0.9		1.0	1.0	1.0	3.0
	② H=0.1		1.0	3.0	1.0	5.0

※ 現場状況に合わせて適宜変更すること

中間点一覧表

点名	X座標	Y座標
No.0	106235.141	107232.416
No.0+1.50 (IP-1)	106234.794	107230.964
No.0+3.00 (IP-2)	106235.544	107229.493
No.0+6.11 (IP-3)	106234.328	107224.718
No.0+13.11 (IP-4)	106233.450	107219.797
No.0+20.11 (IP-5)	106232.027	107209.890
No.0+28.11 (IP-6)	106231.484	107204.925
No.0+33.11 (IP-7)	106231.346	107202.929
No.0+47.42 (IP-8)	106231.339	107185.619
No.0+48.14 (IP-9)	106231.339	107184.899
No.1	106231.352	107183.040
No.1+9.16 (IP-10)	106231.612	107173.893
No.1+9.70 (IP-11)	106231.662	107173.353
No.1+11.50 (IP-12)	106231.887	107171.771
No.1+12.14 (IP-13)	106231.995	107170.938
No.1+13.20 (IP-14)	106232.131	107169.886
2番橋		
No.0	106210.164	107165.984
No.0+1.35 (IP-15)	106210.879	107167.129
No.0+2.78 (IP-16)	106212.171	107169.896
No.0+38.42 (IP-16)	106247.679	107171.467
No.0+38.17 (IP-17)	106248.429	107171.476
No.0+40.47 (IP-18)	106249.729	107171.402
No.0+41.22 (IP-19)	106250.479	107171.501
No.0+43.22 (IP-20)	106252.464	107171.526
No.0+43.92 (IP-21)	106252.953	107172.027
IP	106254.033	107173.040

凡例



事業名		阿南市上水道建設改良事業	
工事名	市道河屋蛸子ノ木蛸子ノ夏緑配水管移設工事	縮尺	
図名	仮設配管平面図		
設計	阿南市水道部		
部長	課長	課長補佐	係長
設計年月日	令和7年度	図番	5/5