


本 設 配 管 平 面 図

縮尺：1/250

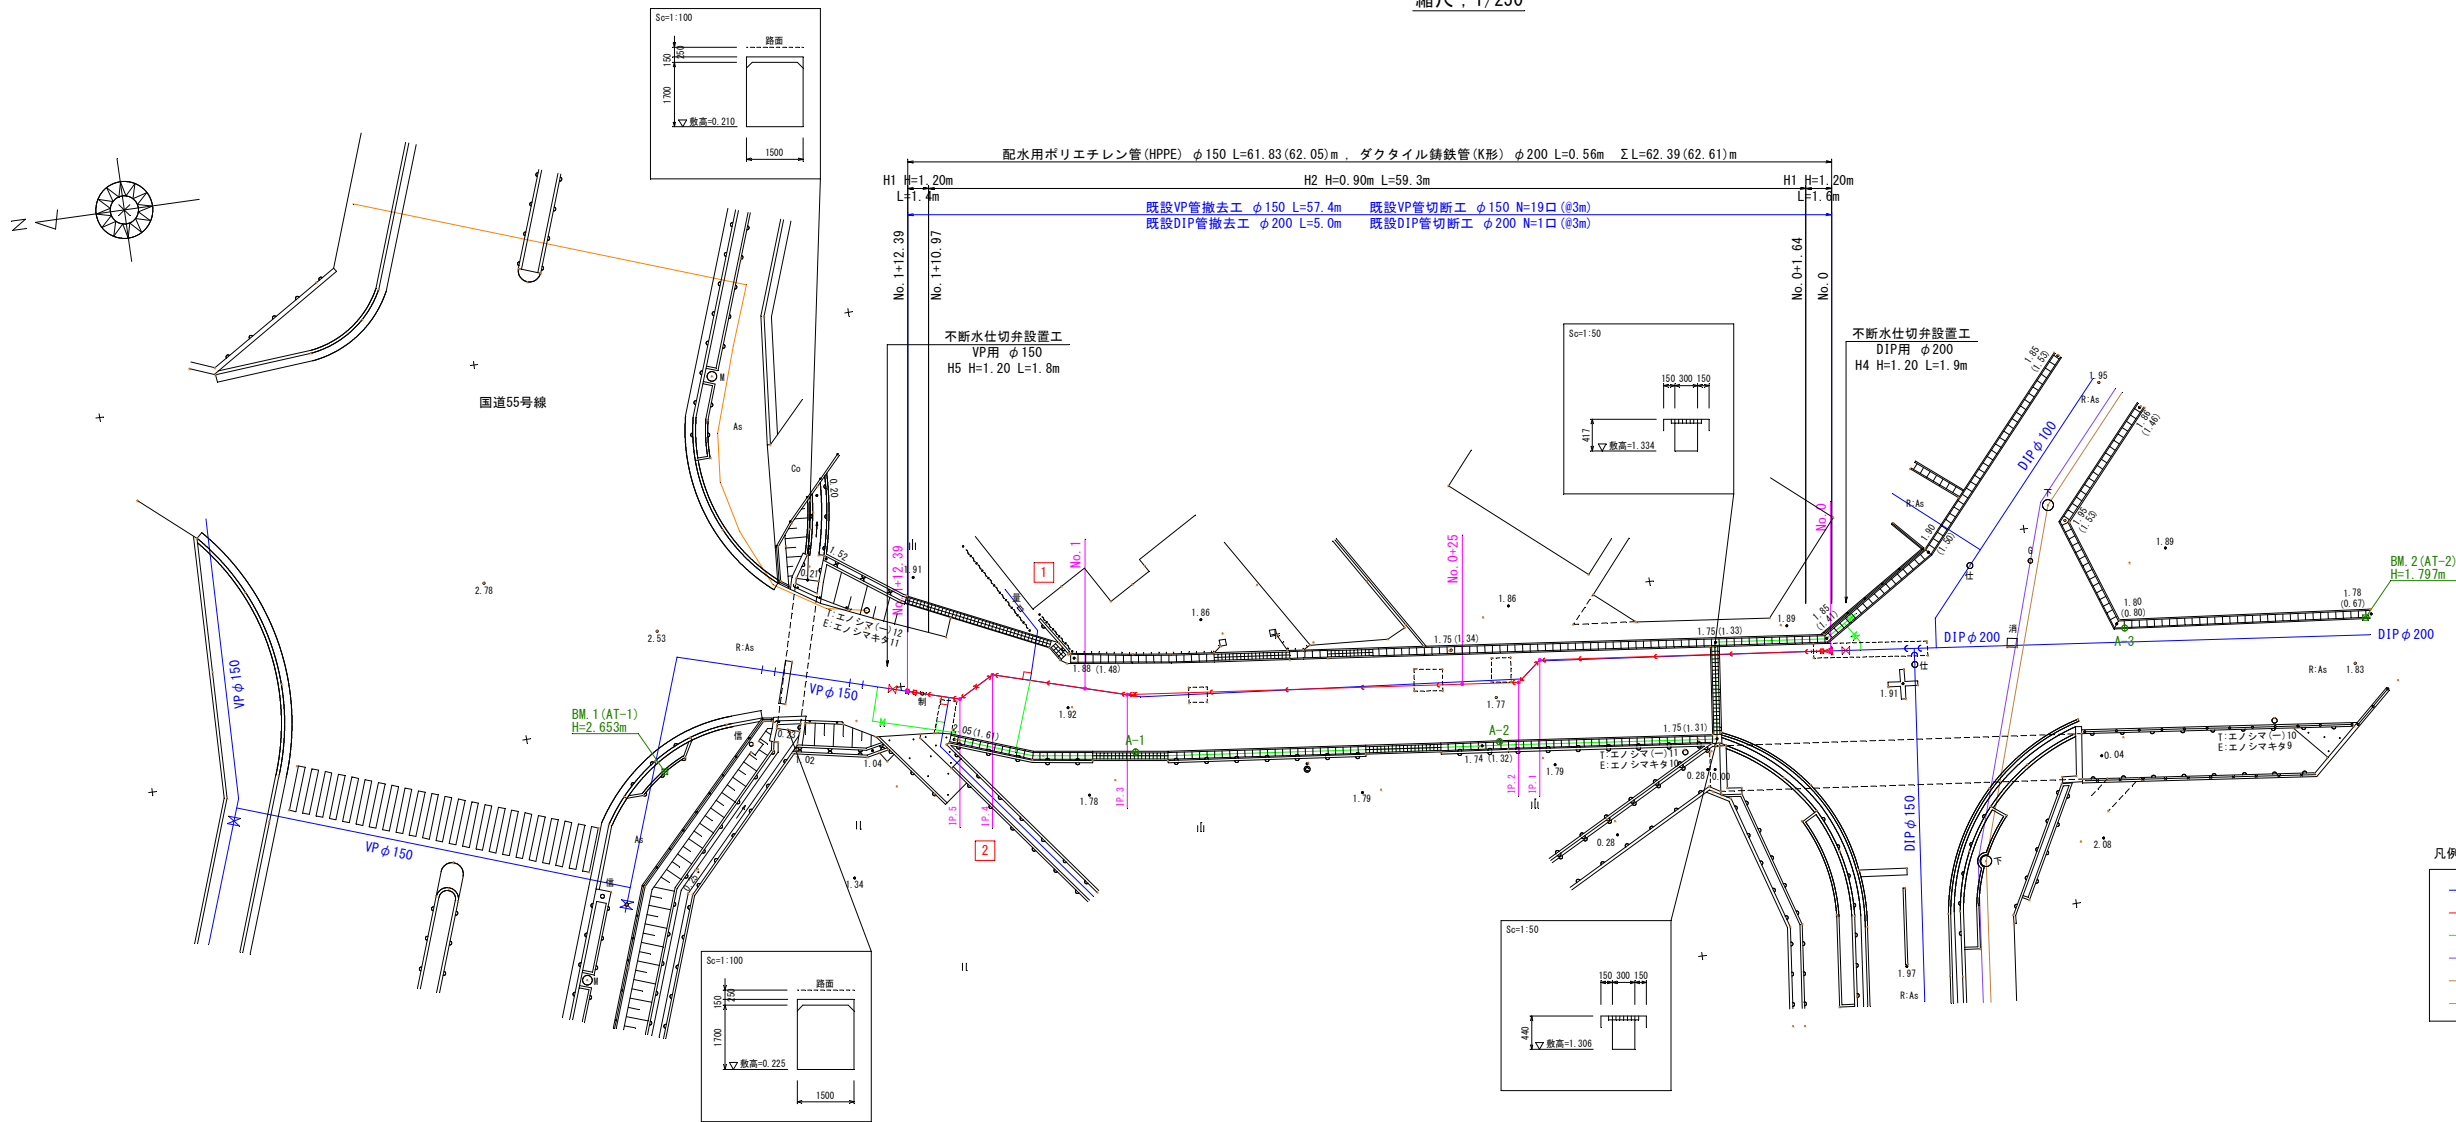

- 凡例
- 既設水道管
 - 計画水道管
 - 仮設水道管
 - ガス管
 - 下水管
 - NTTケーブル

N=1箇所

仕切弁B×X	
鉄蓋 (H150)	1
上部壁 (H150)	1
中部壁 (H200)	2
下部壁 (H300)	1
底板 (H40)	1

(φ150 H=1.20)

N=1箇所



仕切弁B×X	
鉄蓋 (H150)	1
上部壁 (H150)	1
中部壁 (H200)	2
下部壁 (H300)	1
底板 (H40)	1

(φ200 H=1.20)

事業名	阿南市上水道建設改良事業			
工事名	市道江野島敷地線配水管布設替工事			縮 尺
図 名	本設配管平面図			1/250
設 計	阿南市水道部			
部 長		課 長	課 長 補 佐	係 長
設計年月日	令和8年度			図番 1 / 4


仮 設 配 管 平 面 図

縮尺：1/250

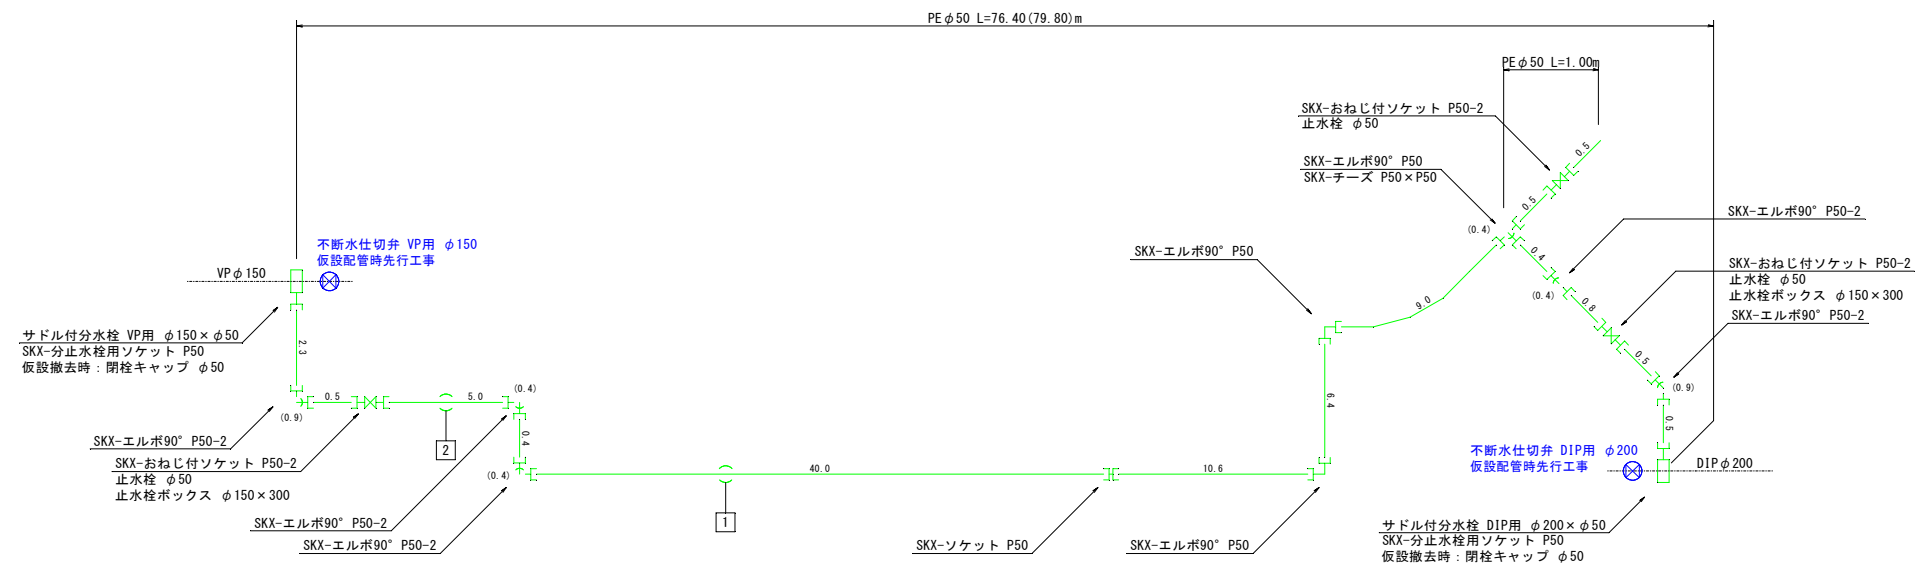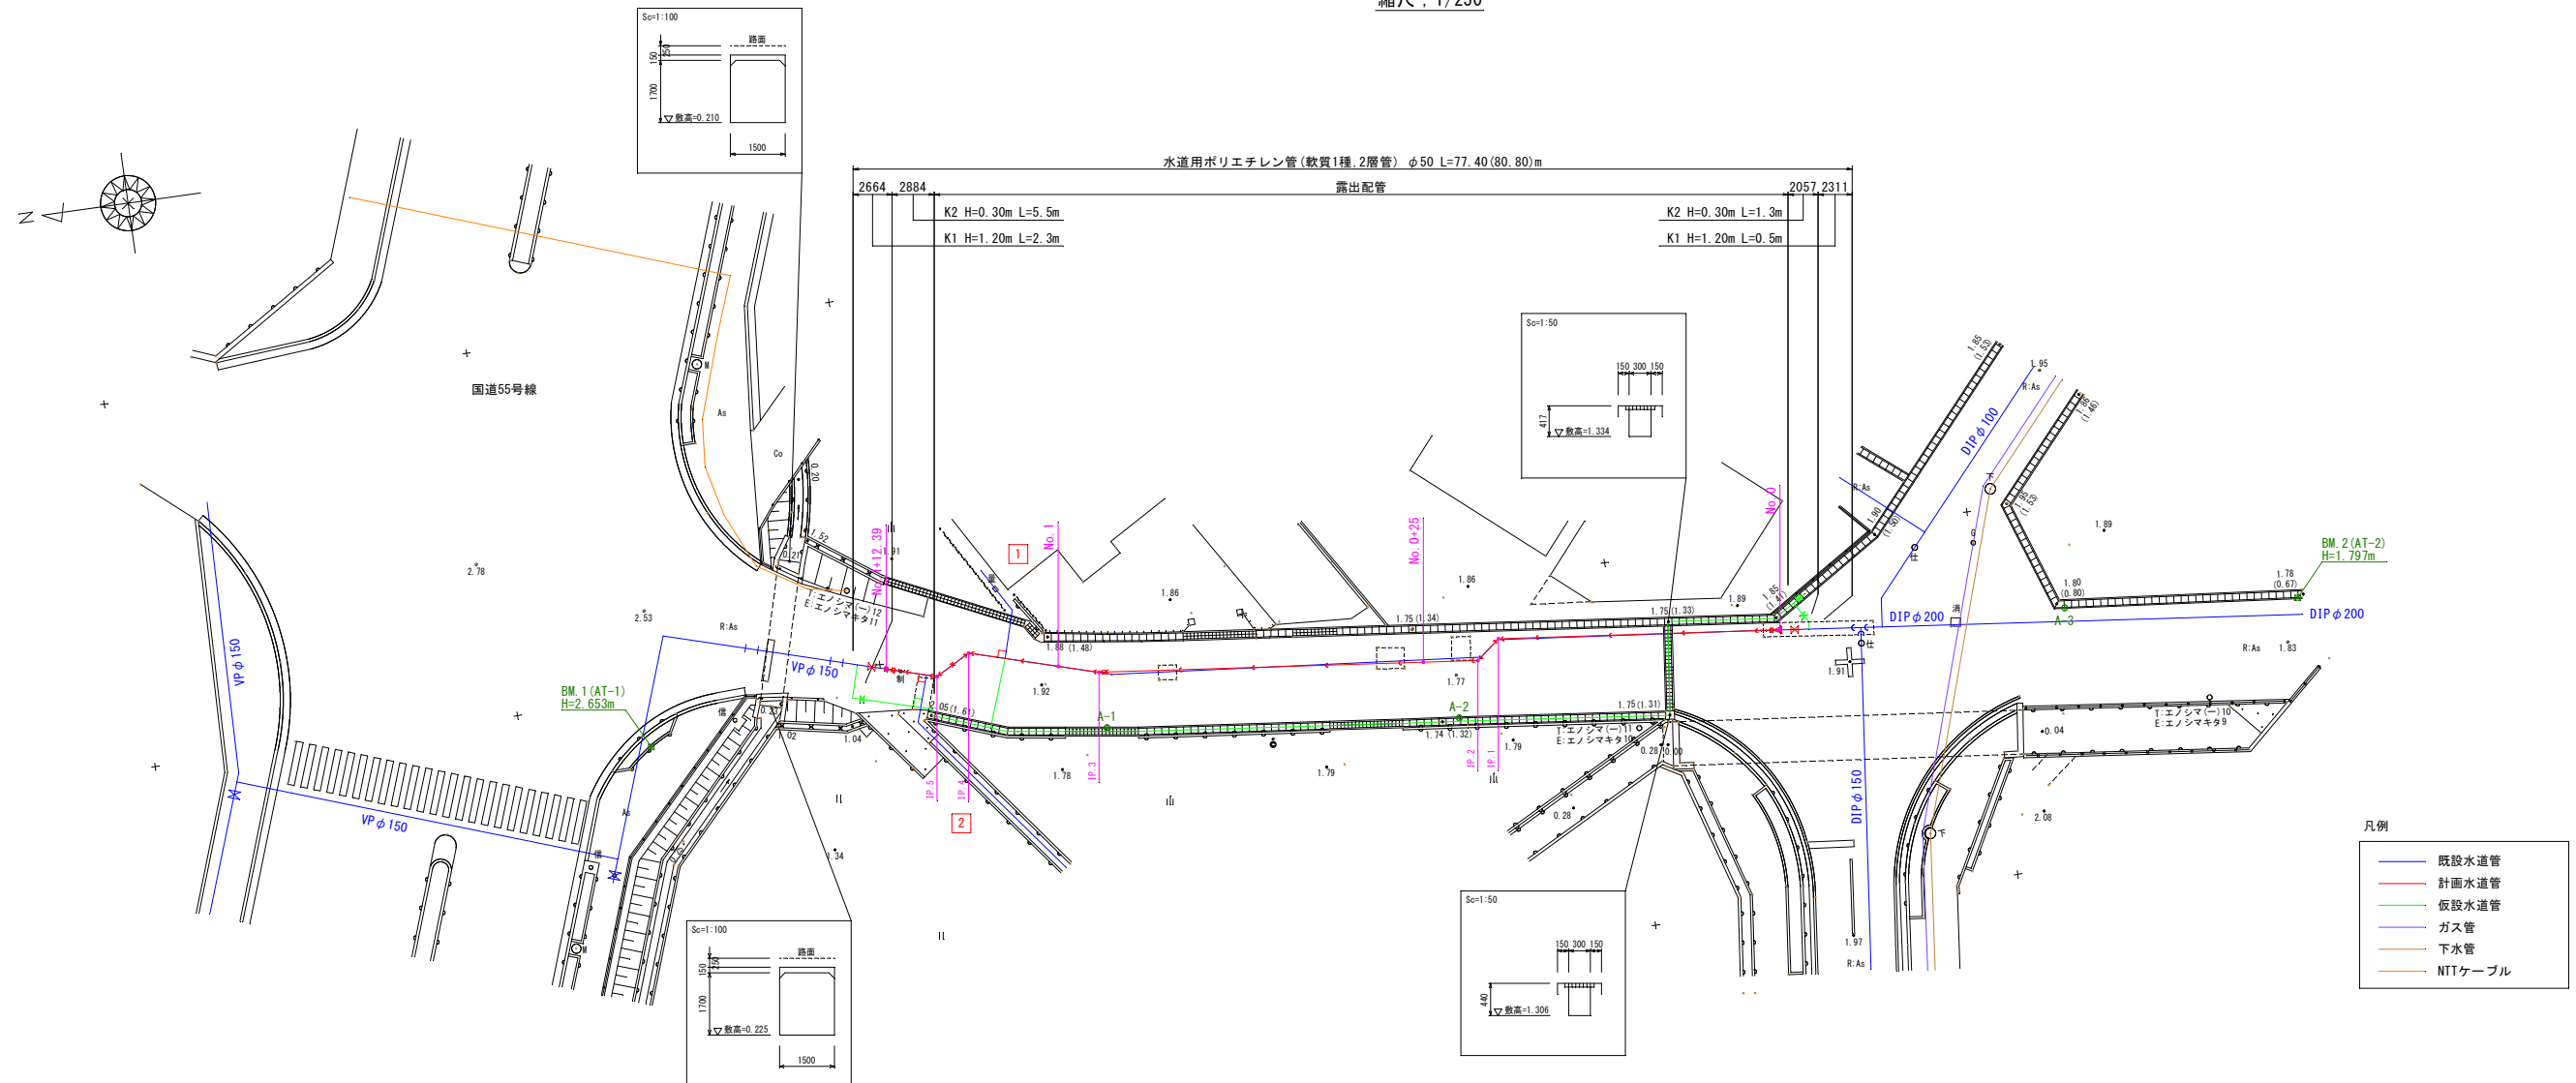


事業名		阿南市上水道建設改良事業							
工事名		市道江野島敷地線配水管布設替工事					縮 尺		
図 名		仮設配管平面図					1/250		
設 計		阿南市水道部							
部 長		課 長		課 長 補 佐		係 長		係 員	
設計年月日		令和 8 年度				図番		2 / 4	

縮尺：1/100

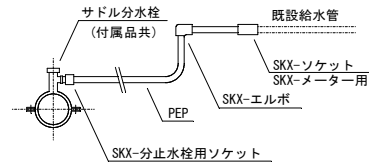

名 称	番 号 形 式	1	2	合 計
		φ20	φ25	
サドル付分水栓 (付属品共)	PE用 φ50×φ13	1	1	2
水道用ポリエチレン管 (軟質1種、2層管)	φ13	6.0	1.5	7.5
SKX-分止水栓ソケット	P13	1	1	2
SKX-ソケット	V20×P13	1		1
	V25×P13		1	1
SKX-エルボ	P13	5	2	7
土工事	K2 市道車道	5.0	1.0	6.0

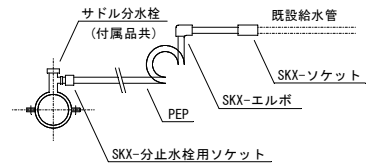
[illegible]

名 称	番 号 形 式	1	2	合 計
		φ20	φ25	
サドル付分水栓 (付属品共)	HPPE用 φ150×φ25	1	1	2
水道用ポリエチレン管 (軟質 1種, 2層管)	φ25	1.5	1.5	3.0
SKX-分止水栓ソケット	P25	1	1	2
SKX-ソケット	P25×V20	1		1
	P25×V25		1	1
SKX-エルボ	P25	1	1	2
土工事	H3 市道車道	1.0	1.0	2.0

事業名	阿南市上水道建設改良事業				
工事名	市道江野島敷地線配水管布設替工事				縮 尺
図 名	横断面図				1/100
設 計	阿南市水道部				
部 長	課 長	課 長 補 佐	係 長	係 員	
設計年月日	令和 6 年度			図番	3 / 4

標準掘削断面図

縮尺：1/30

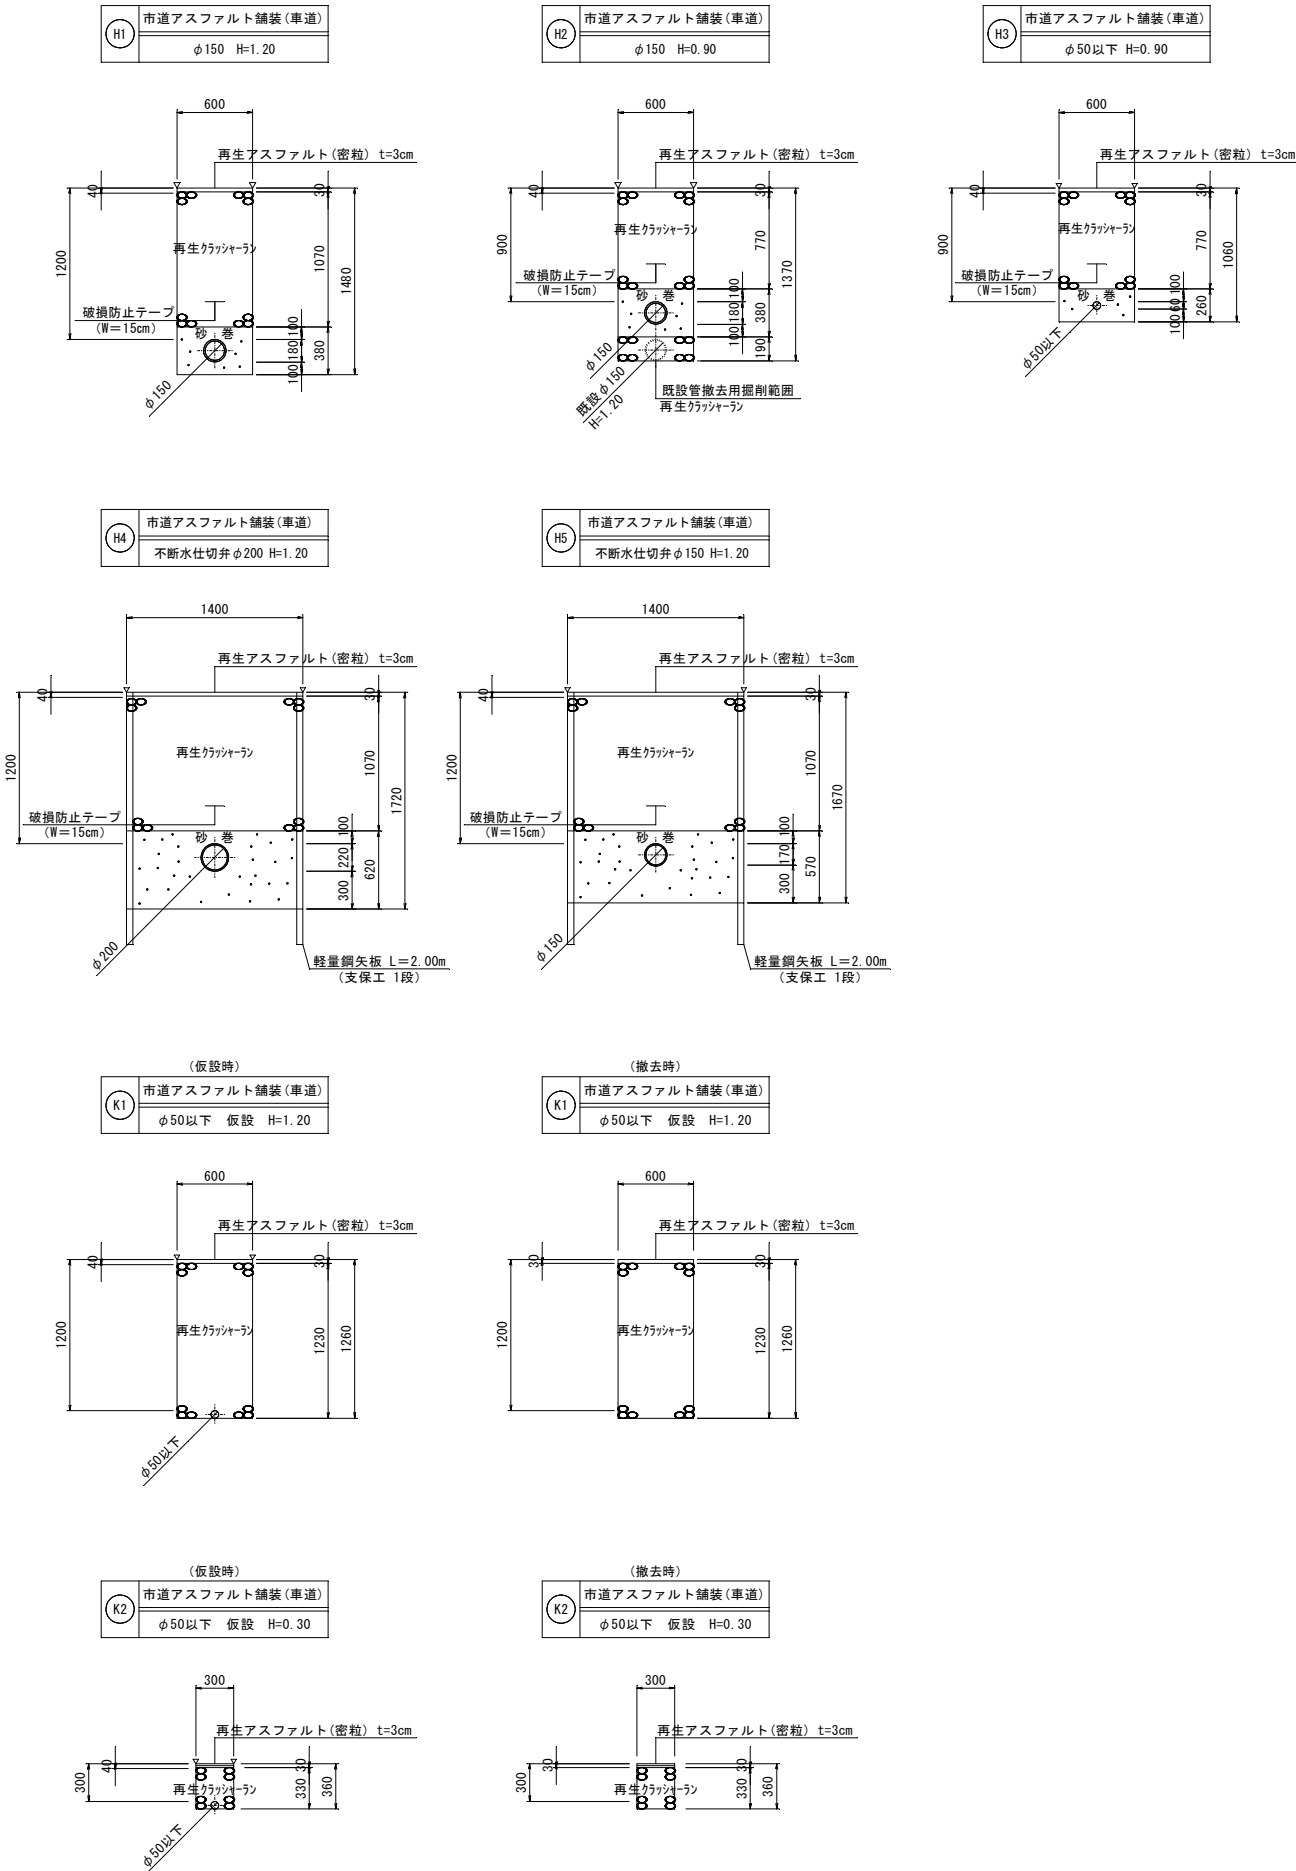

弁栓室構造図

縮尺：1/10

