
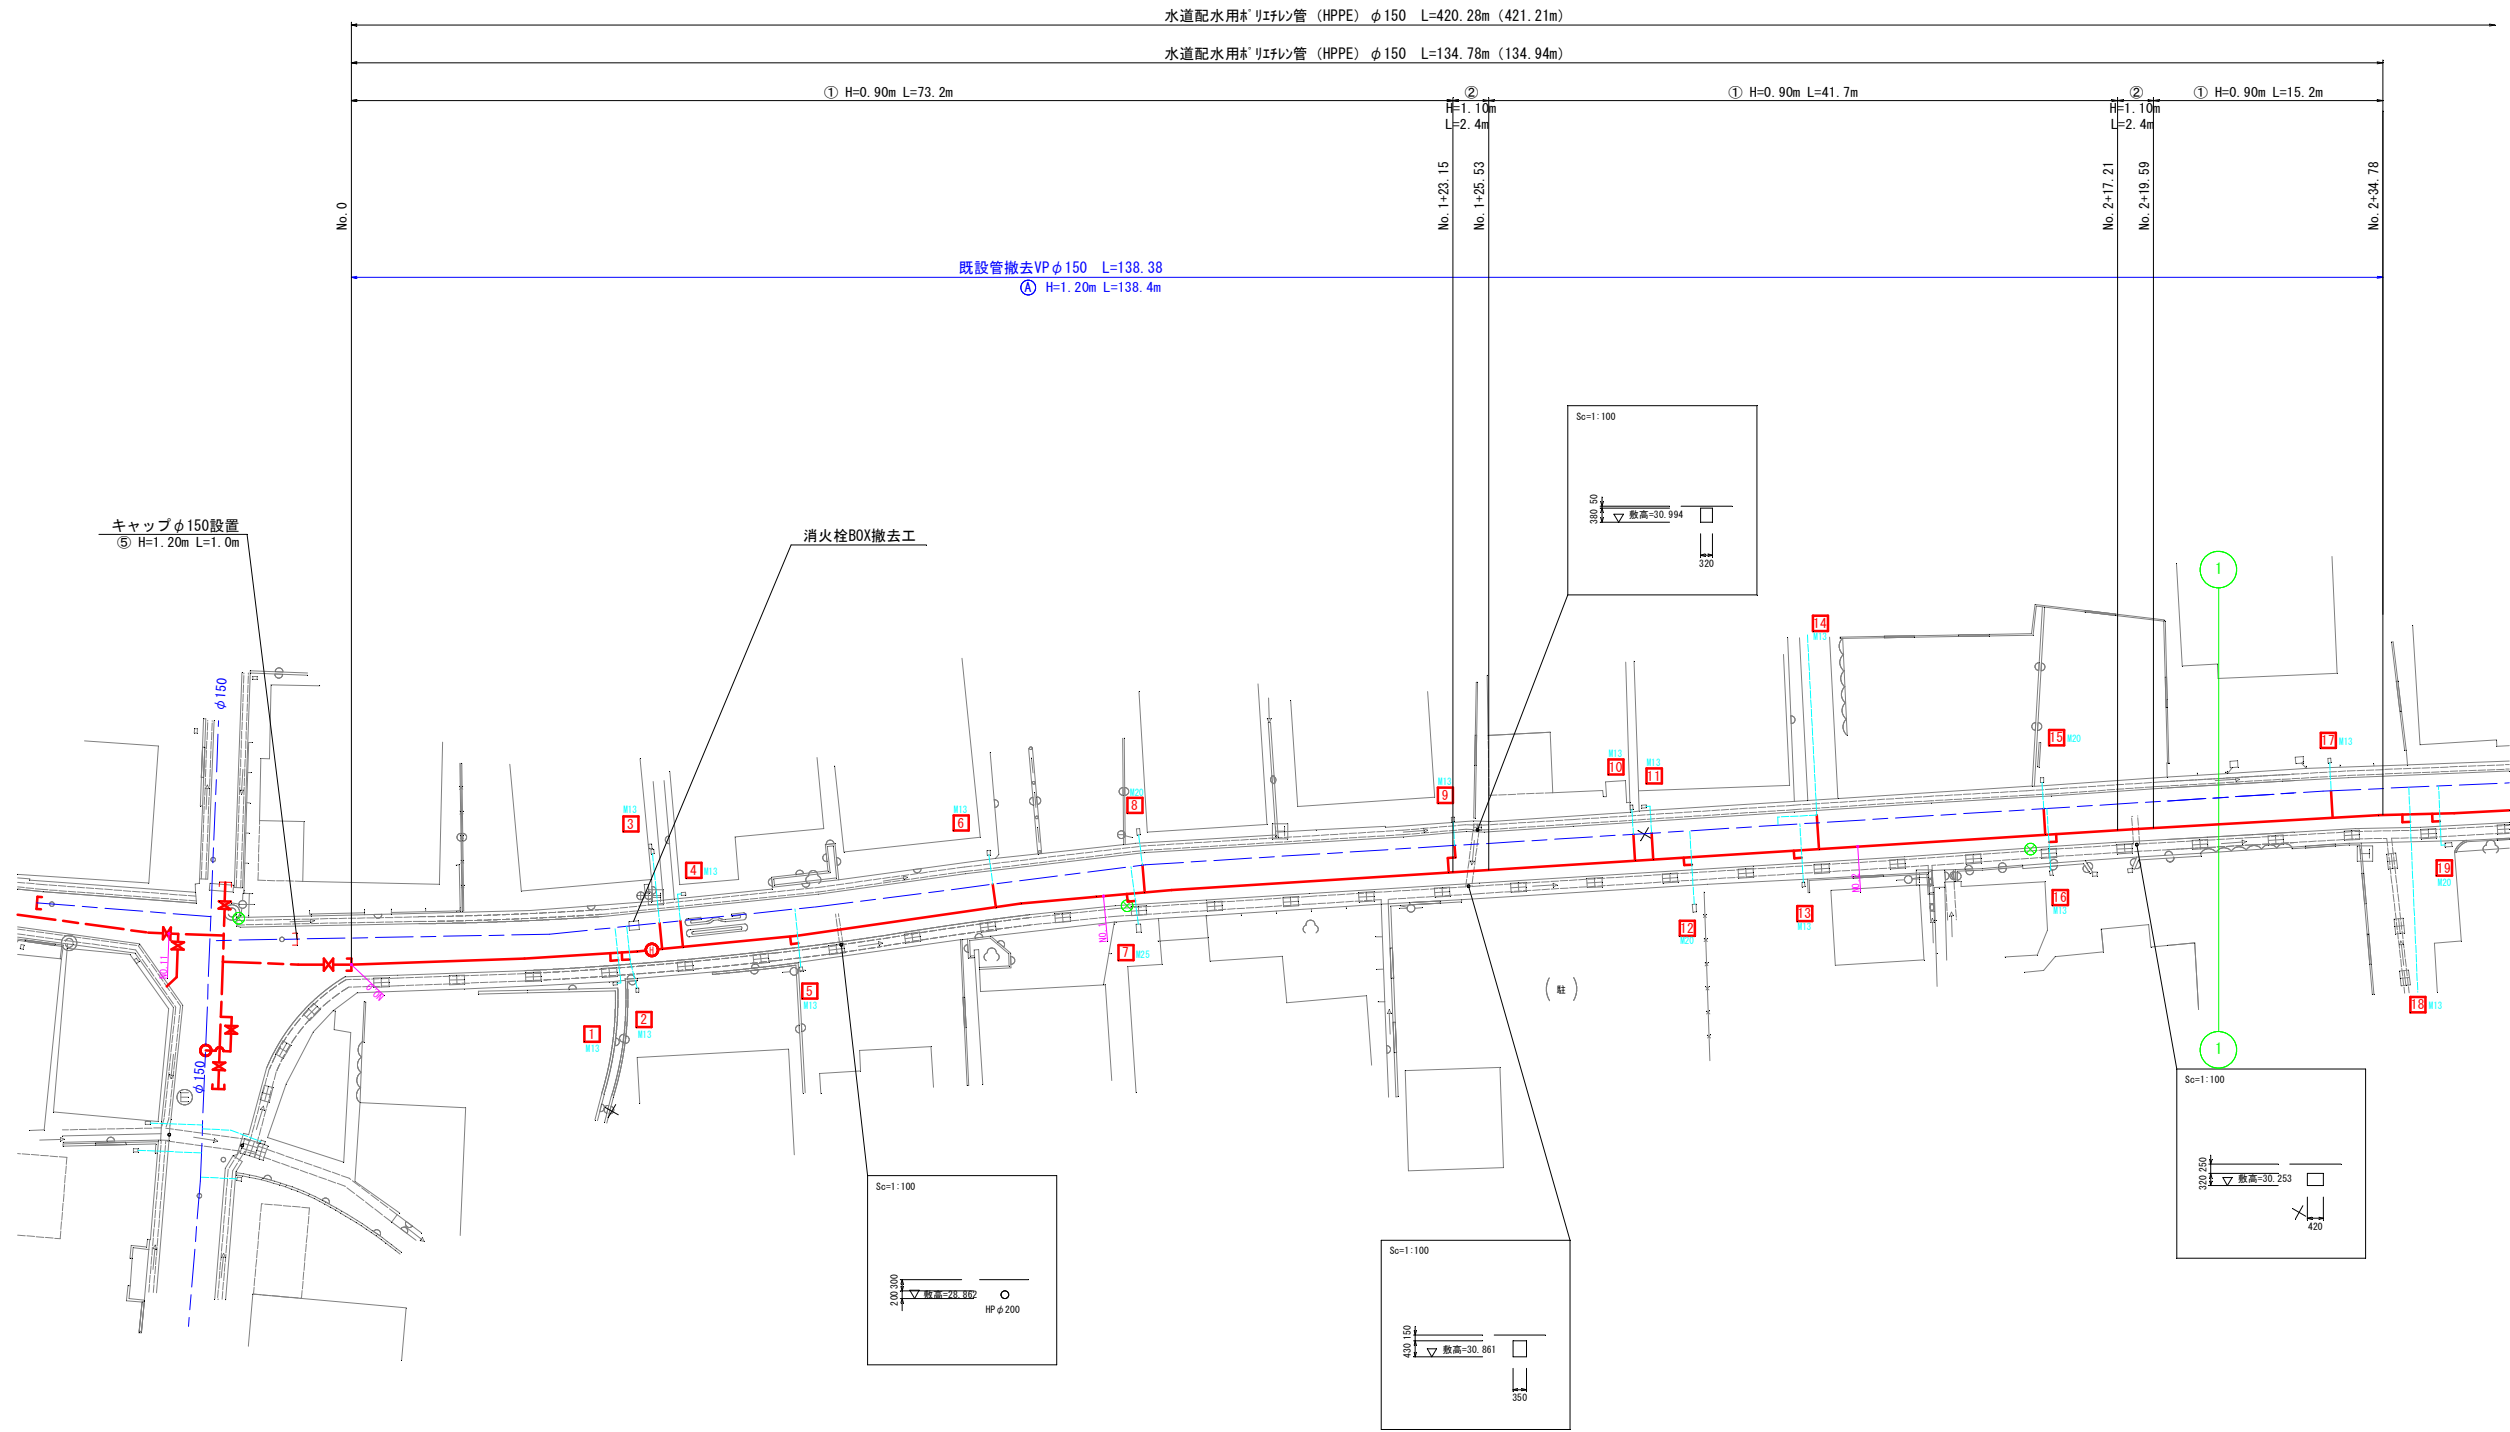


配管平面図 1

縮尺 : 1/250

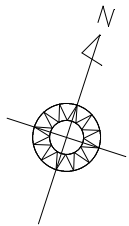


凡例

	NTTケーブル
	既設配水管
	既設給水管
	仮設配水管・給水管
	本設配水管・給水管

事業名	阿南市上水道建設改良事業				
工事名	市道中町線配水管布設替工事				縮 尺
図 名	配管平面図1				1/250
設 計	阿南市水道部				
部 長		課 長	課 長 補 佐	係 長	係 員
設計年月日	令和 8 年度			図番	1 / 9



配管平面図 2

縮尺 : 1/250

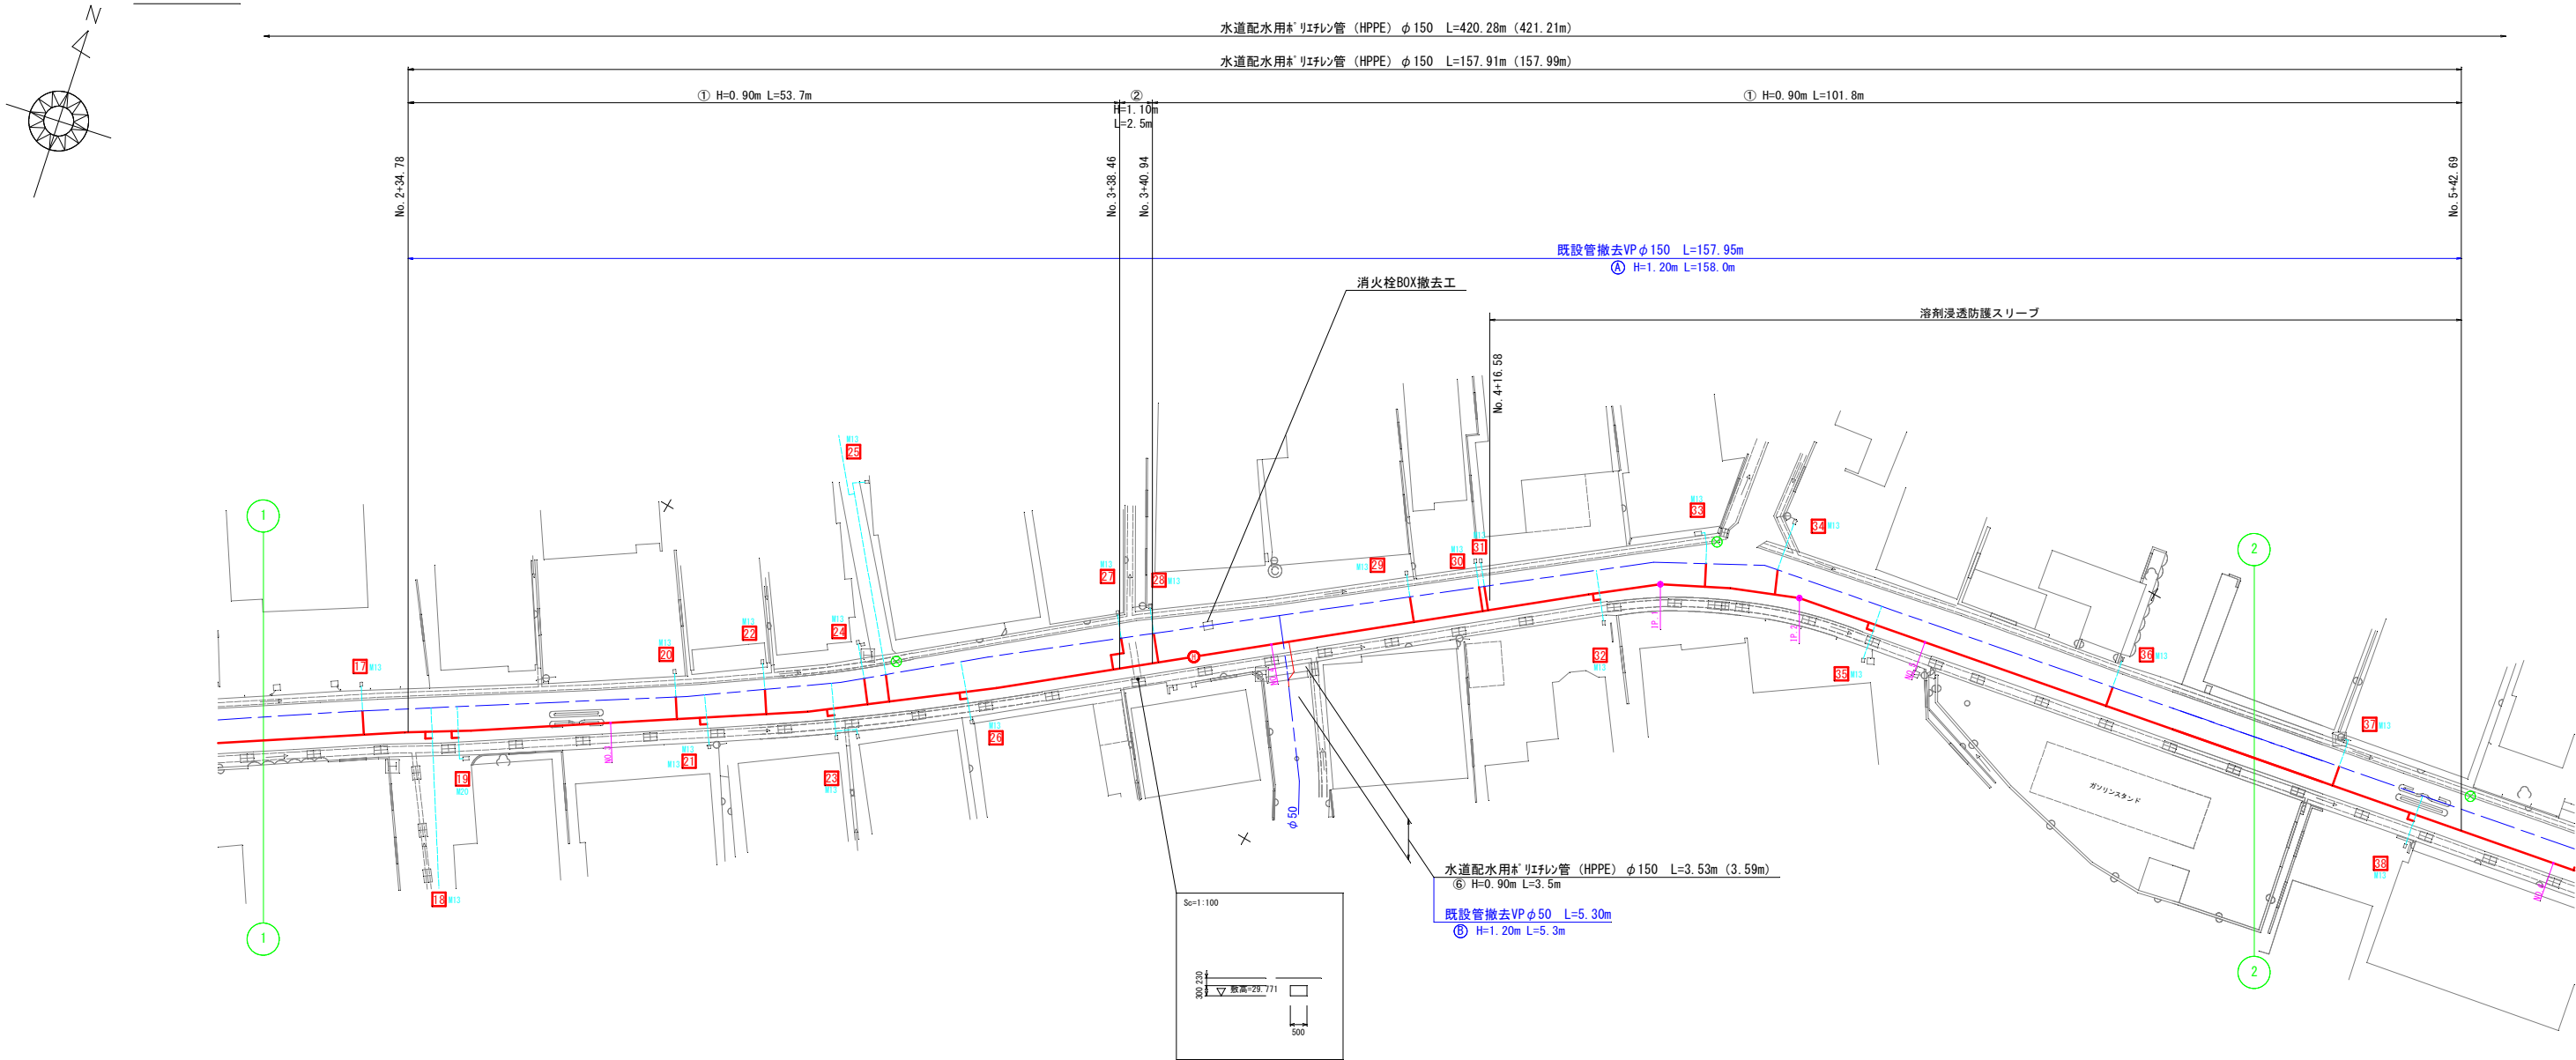

配管平面図 3

縮尺 : 1/250

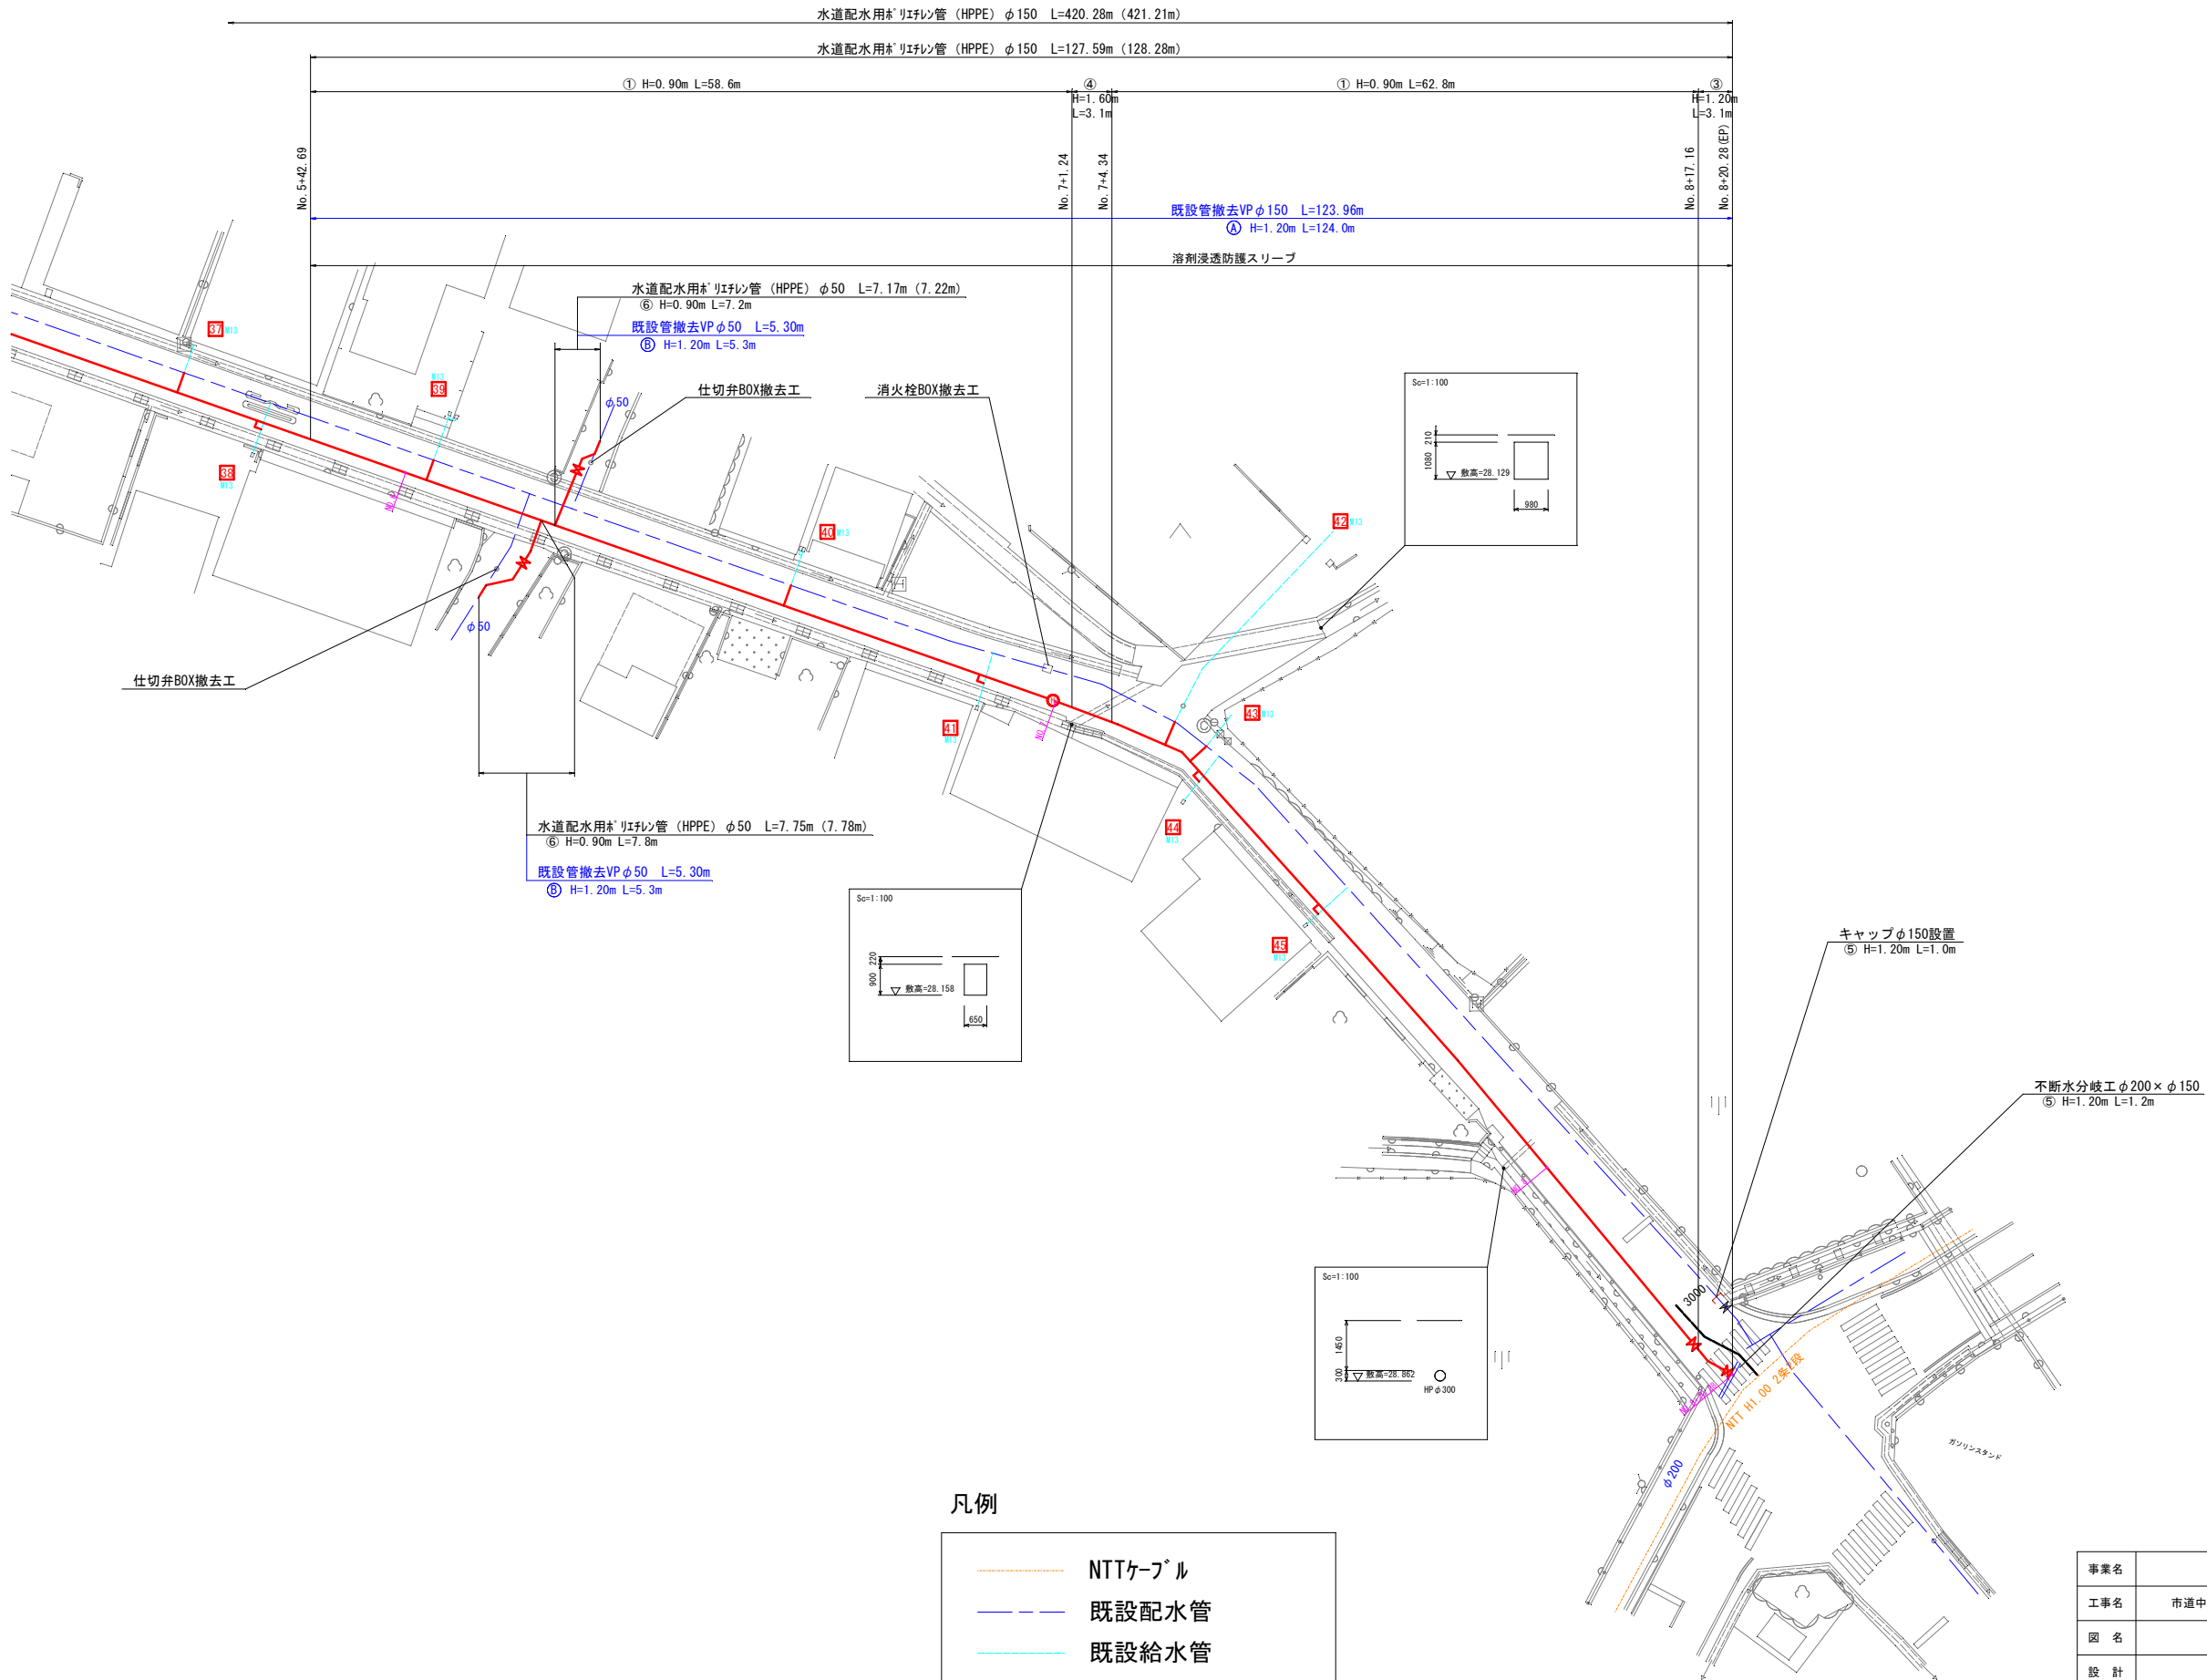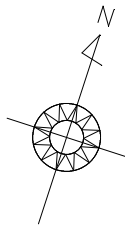


凡例

	NTTケーブル
	既設配水管
	既設給水管
	仮設配水管・給水管
	本設配水管・給水管


事業名	阿南市上水道建設改良事業				
工事名	市道中町線配水管布設替工事				縮 尺
図 名	配管平面図3				1/250
設 計	阿南市水道部				
部 長		課 長	課 長 補 佐	係 長	係 員
設計年月日	令和 8 年度			図番	3 / 9

配管詳細図 1

縮尺：NON

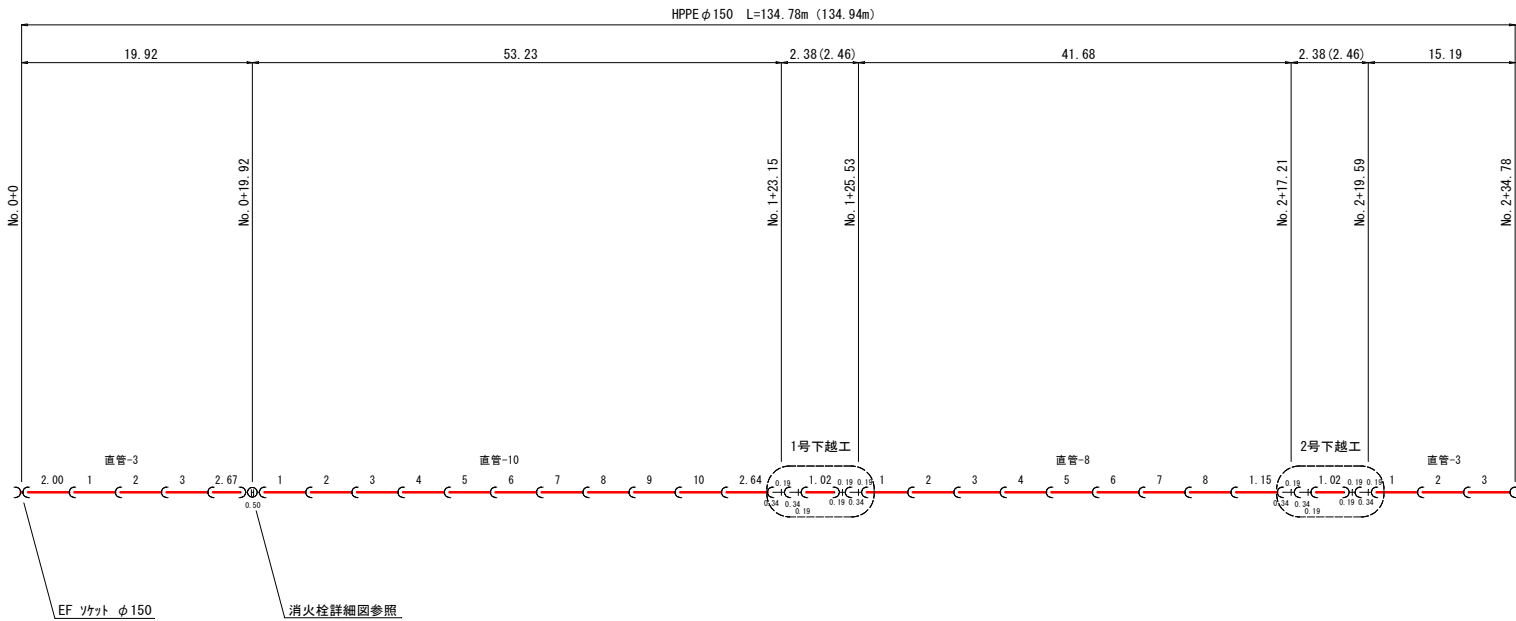



消火栓詳細図

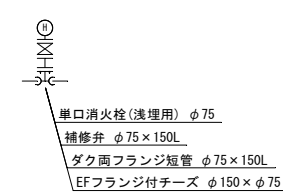

N=1箇所

消火栓BOX	
鉄蓋 (H100)	1
上部壁 (H200)	1
中部壁 (H100)	1
下部壁 (H400)	1
底版 (H40)	1


(H=0.90)

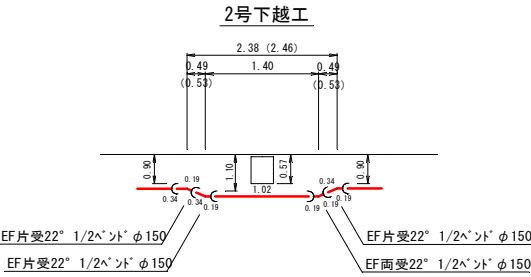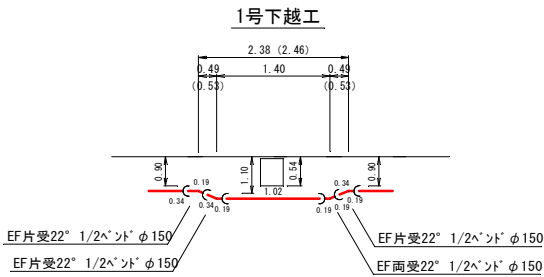


事業名	阿南市上水道建設改良事業				
工事名	市道中町線配水管布設替工事				縮 尺
図 名	配管詳細図1				NON
設 計	阿南市水道部				
部 長	課 長		課 長 補 佐	係 長	係 員
設計年月日	令和 8 年度			図番	4 / 9

配管詳細図 2

縮尺：NON

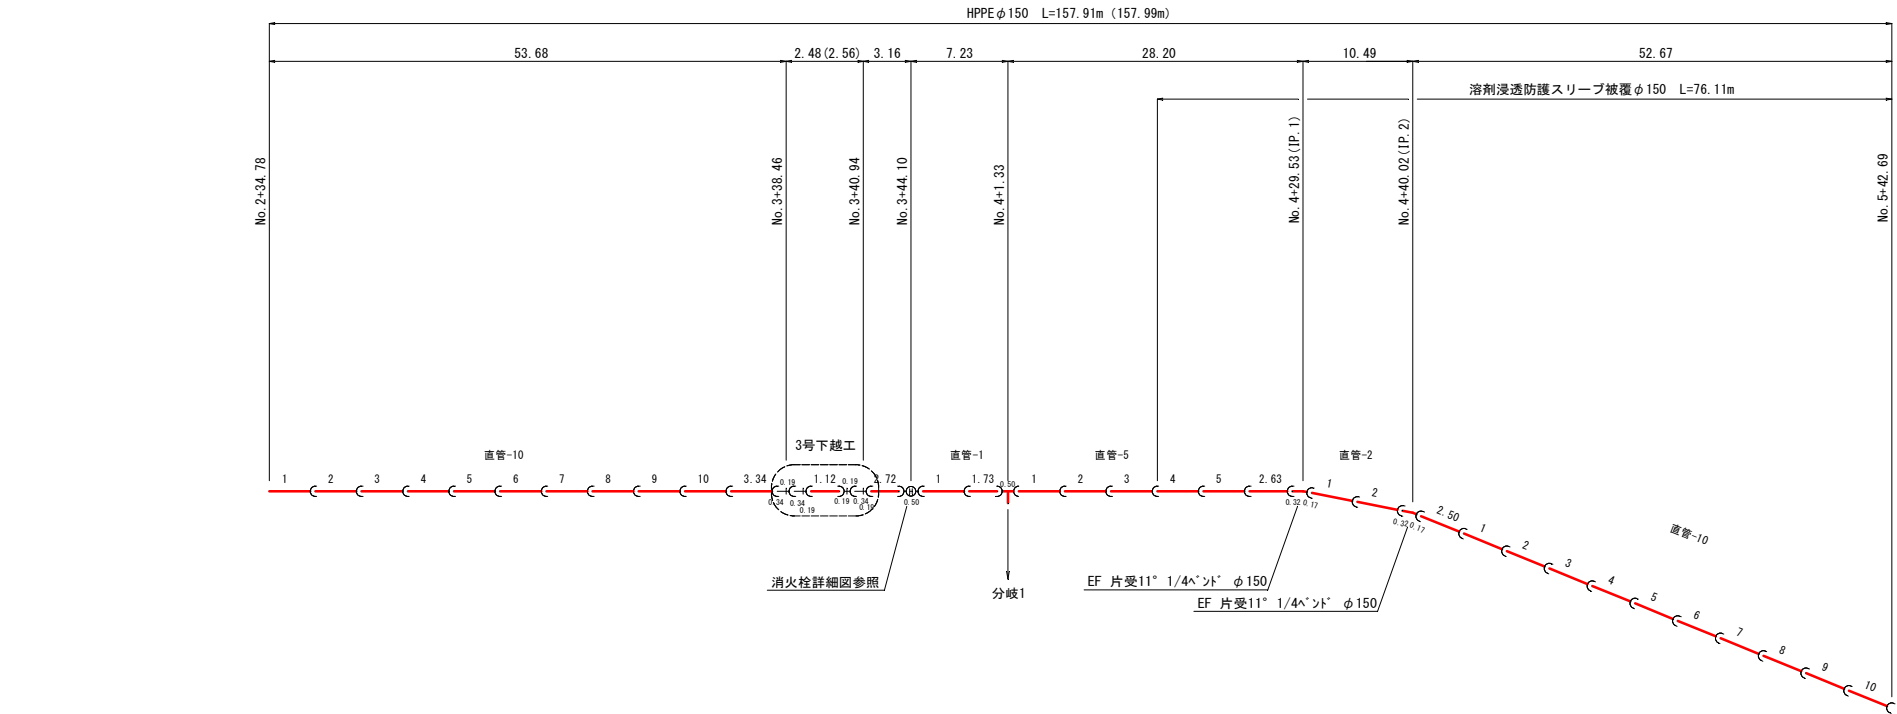

消火栓詳細図


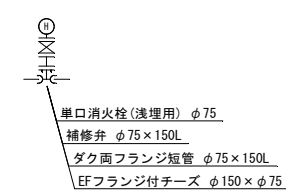


N=1箇所

消火栓B〇×	
鉄蓋 (H100)	1
上部壁 (H200)	1
中部壁 (H100)	1
下部壁 (H400)	1
底版 (H40)	1

(H=0.90)





分岐1

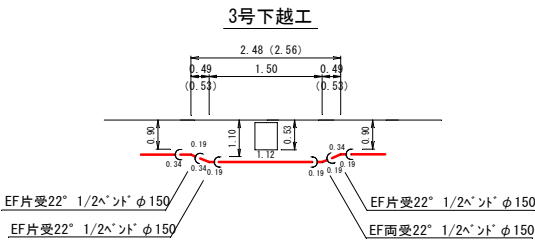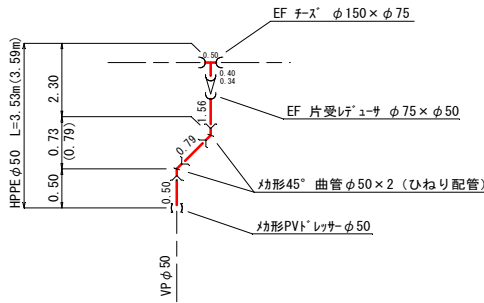

事業名	阿南市上水道建設改良事業				
工事名	市道中町線配水管布設替工事				縮 尺
図 名	配管詳細図2				NON
設 計	阿南市水道部				
部 長	課 長		課 長 補 佐	係 長	係 員
設計年月日	令和 8 年度			図番	5 / 9

配管詳細図 3

縮尺：NON

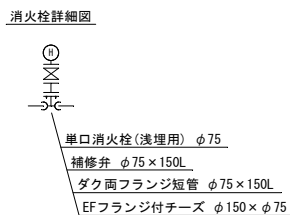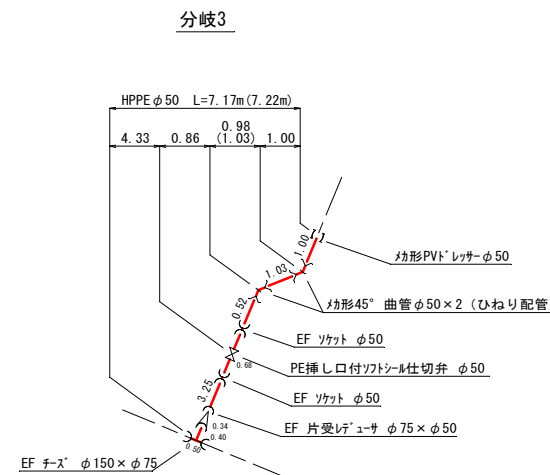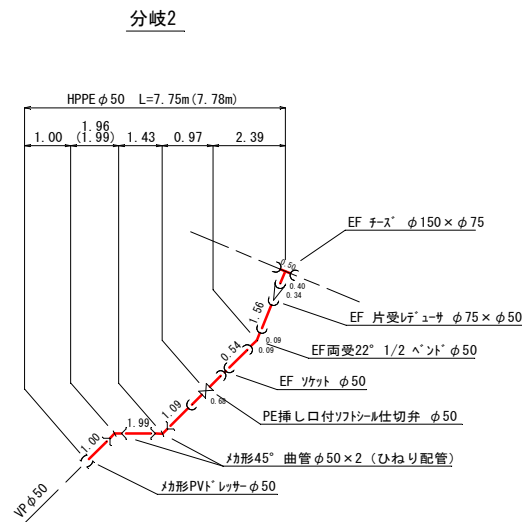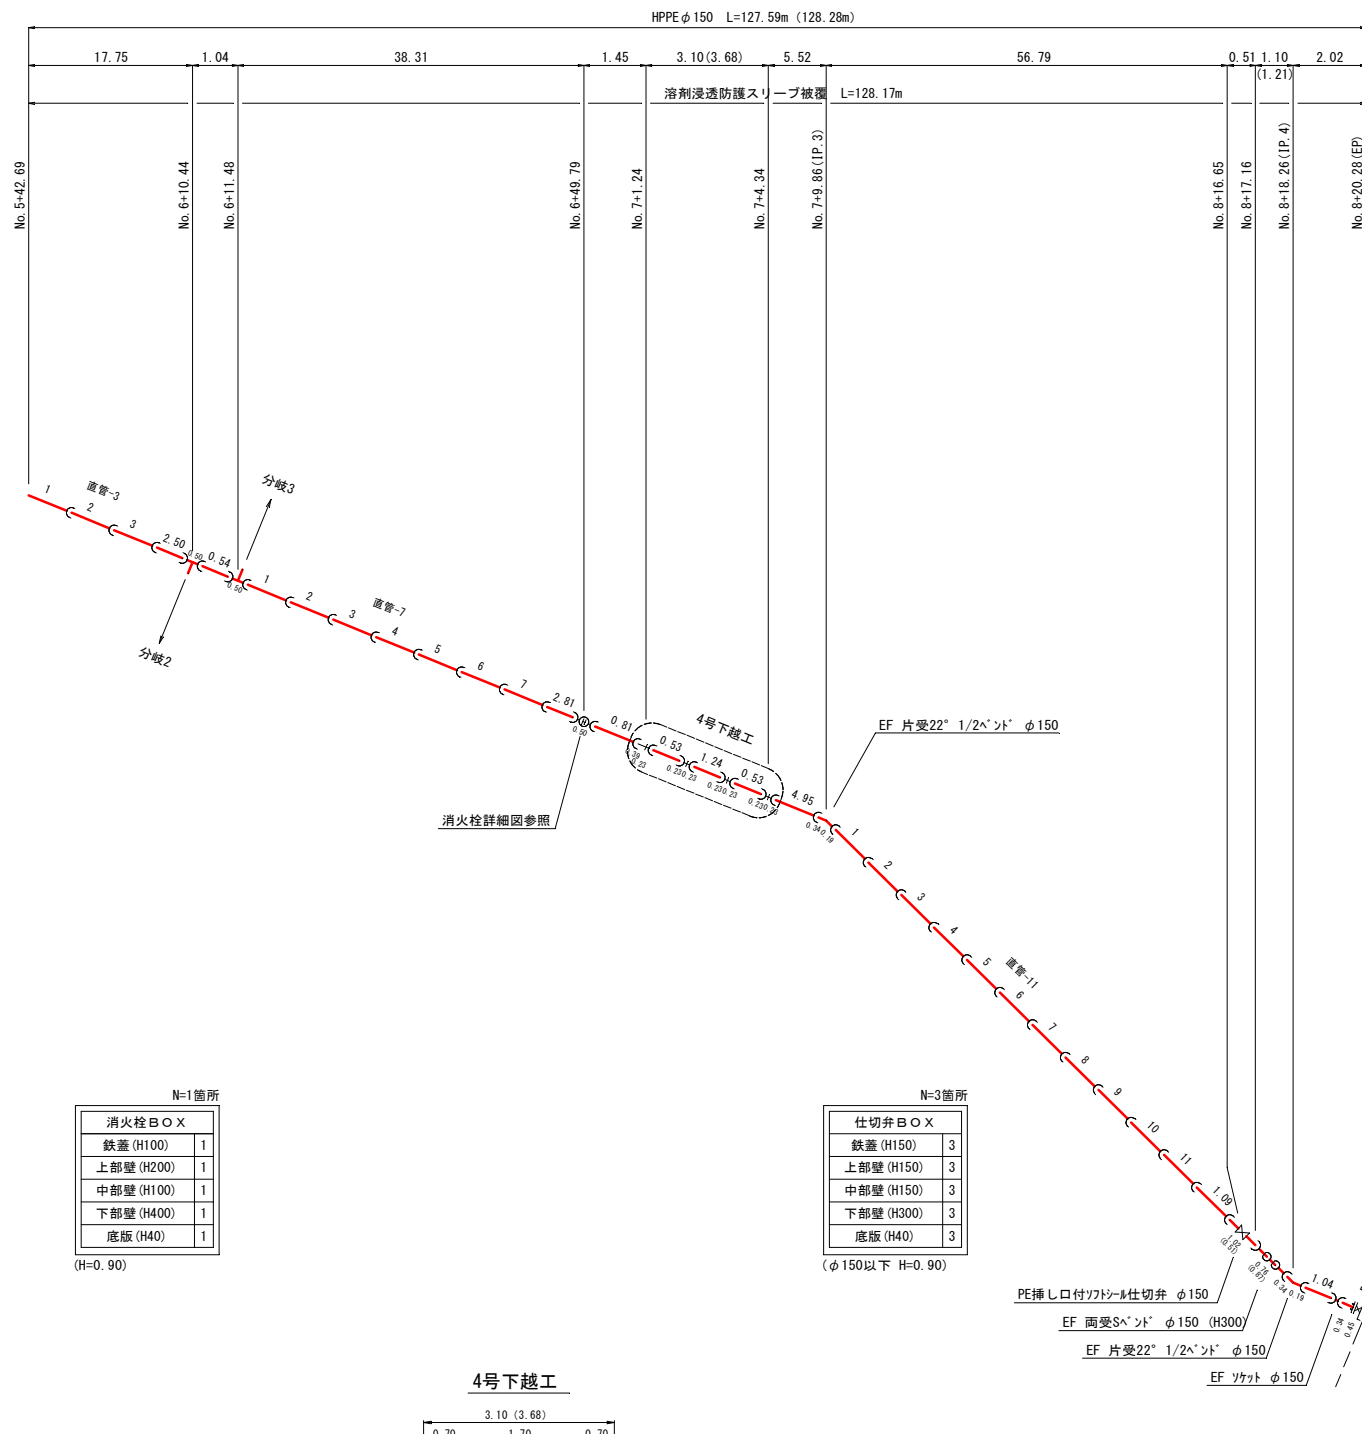


N=1箇所

消火栓BOX	
鉄蓋 (H100)	1
上部壁 (H200)	1
中部壁 (H100)	1
下部壁 (H400)	1
底版 (H40)	1

N=3箇所

仕切弁BOX	
鉄蓋 (H150)	3
上部壁 (H150)	3
中部壁 (H150)	3
下部壁 (H300)	3
底版 (H40)	3

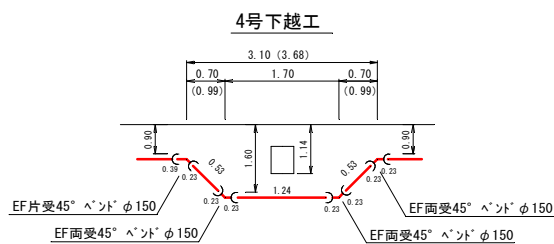


事業名	阿南市上水道建設改良事業					
工事名	市道中町線配水管布設替工事				縮 尺	
図 名	配管詳細図3				NON	
設 計	阿南市水道部					
部 長		課 長	課 長 補 佐		係 長	係 員
設計年月日	令和 8 年度				図番	6 / 9


横断面図 1

縮尺：NON


NO. 2
GH=31.122
FH=

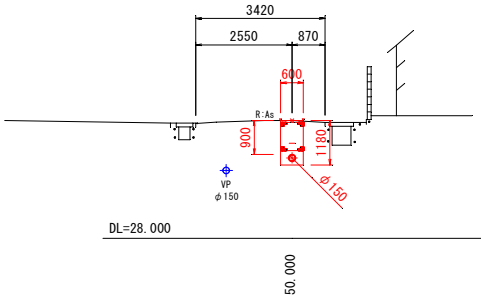


NO. 5
GH=29.982
FH=

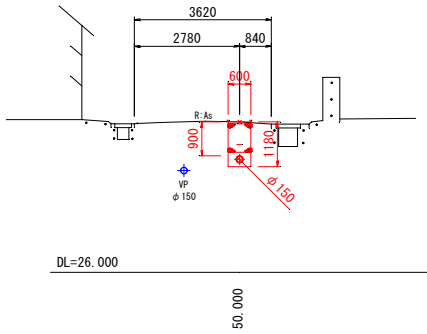


NO. 7
GH=29.372
FH=

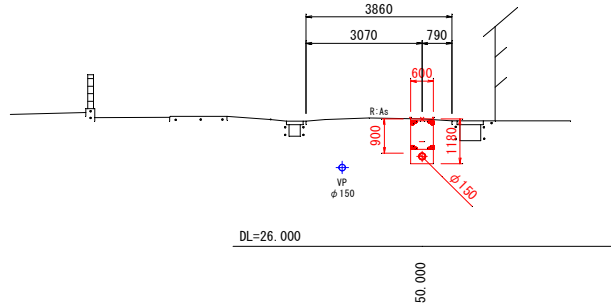


NO. 1
GH=31.866
FH=

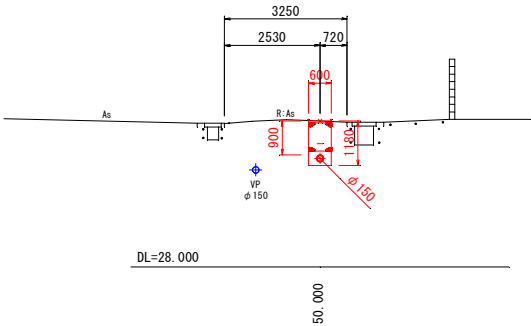


NO. 4
GH=30.289
FH=

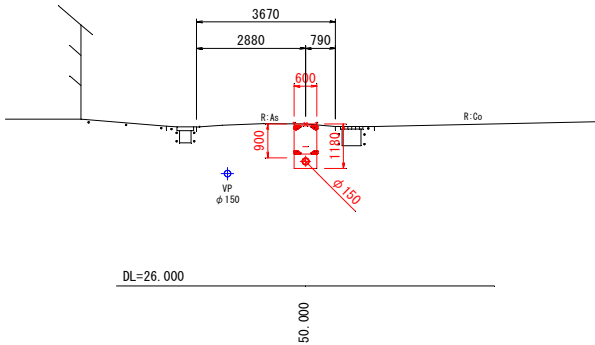


NO. 6
GH=29.645
FH=

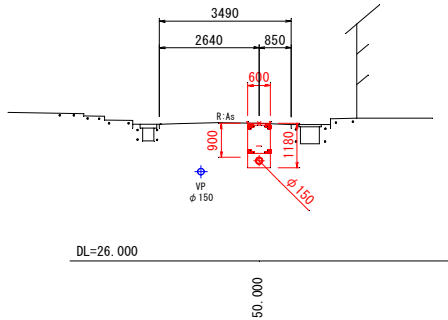

NO. 0
GH=32.609
FH=

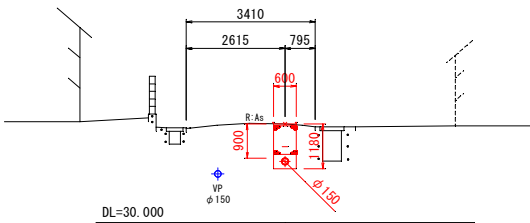

NO. 3
GH=30.629
FH=

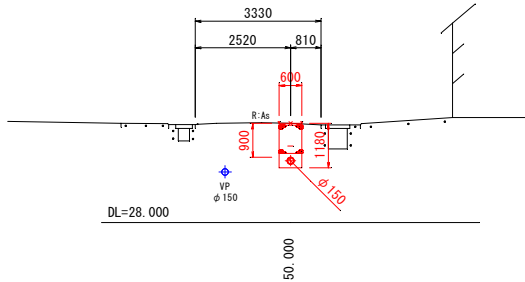









事業名	阿南市上水道建設改良事業				
工事名	市道中町線配水管布設替工事				縮 尺
図 名	横断面図1				1/100
設 計	阿南市水道部				
部 長	課 長		課長補佐	係 長	係 員
設計年月日	令和 8 年度			図番	7 / 9

横断面図 2

縮尺：NON



標準掘削断面図

縮尺：1/30

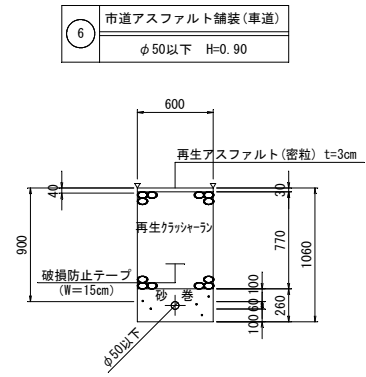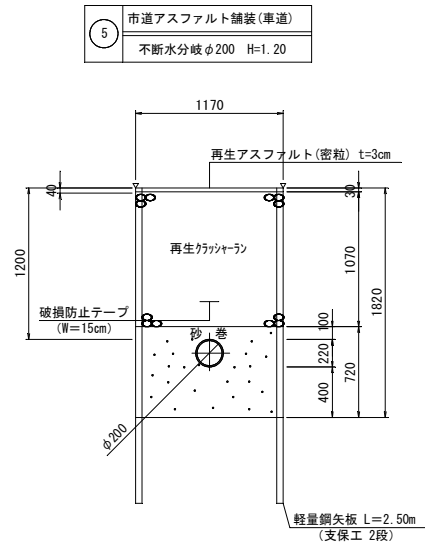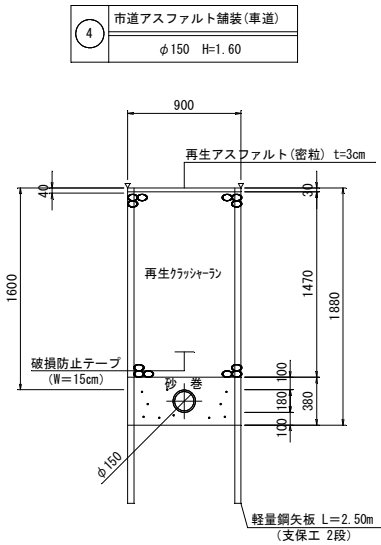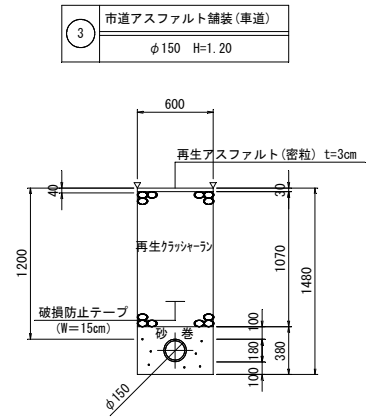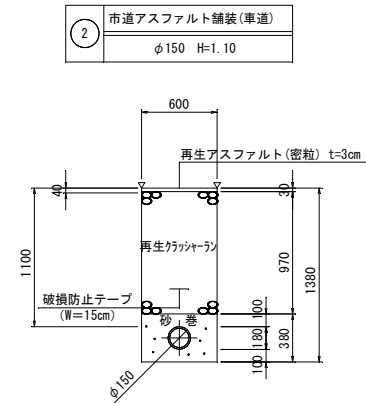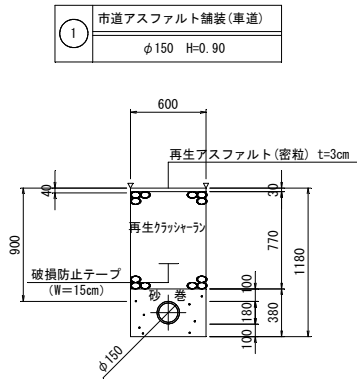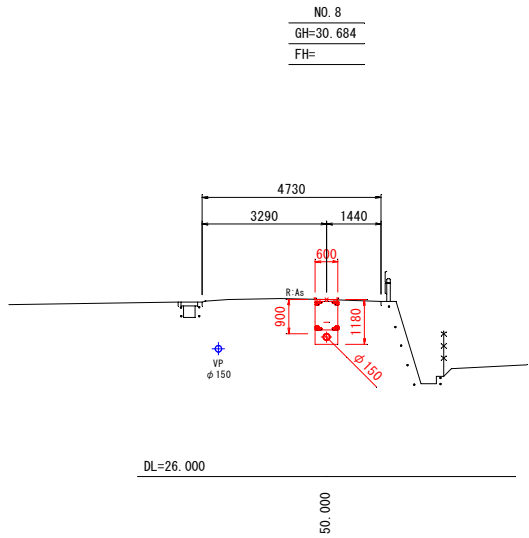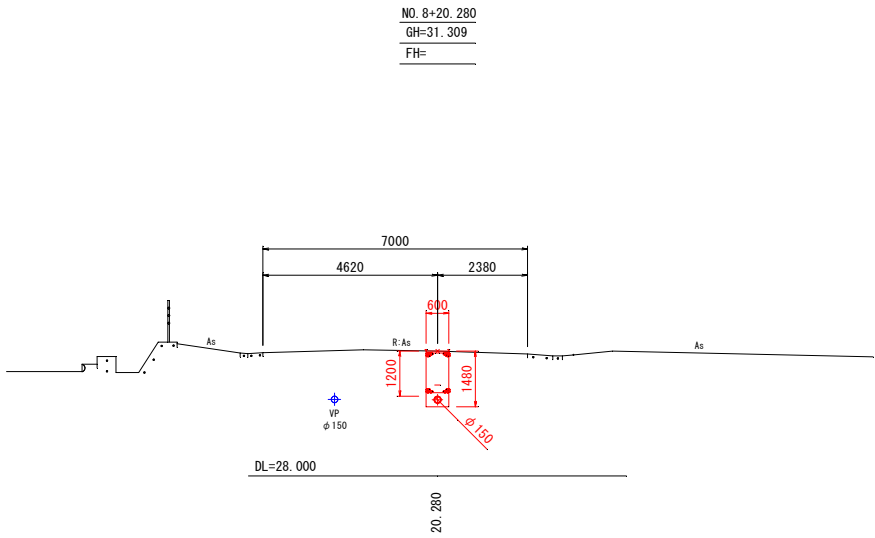

既設管撤去標準掘削断面図

縮尺：1/30

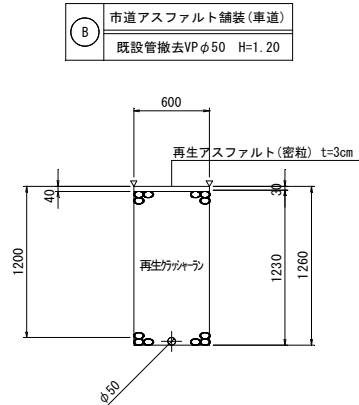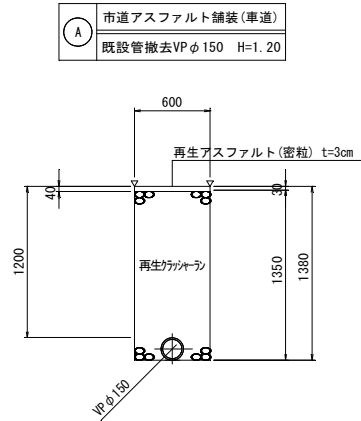

事業名	阿南市上水道建設改良事業				
工事名	市道中町線配水管布設替工事				縮 尺
図 名	横断面図2. 標準掘削断面図				1/100, 1/30
設 計	阿南市水道部				
部 長		課 長	課 長 補 佐	係 長	係 員
設計年月日	令和 8 年度			図番	8 / 9

給水管材料集計表（1）

名 称	番 号 形 式	[1]	[2]	[3]	[4]	[5]	[6]	[7]	[8]	[9]	[10]	[11]	[12]	[13]	[14]	[15]	[16]	[17]	[18]	[19]	[20]	[21]	[22]	[23]	[24]	[25]	[26]	[27]	[28]	[29]	[30]
		φ13	φ13	φ13	φ13	φ13	φ13	φ25	φ20	φ13	φ13	φ13	φ20	φ13	φ13	φ20	φ13	φ13	φ13	φ20	φ13	φ13	φ13	φ13	φ13	φ13	φ13	φ13	φ13	φ13	φ13
サドル付分水栓 (付属品共)	HPPE用 φ150×φ25	1	1	1	1	1	1	1	1	1	1	1	1	1	1	1	1	1	1	1	1	1	1	1	1	1	1	1	1	1	1
水道用ポリエチレン管 (軟質 1 種, 2層管)	φ25	1.5	1.5	2.3	2.3	1.5	2.1	1.5	2.3	2.8	2.3	2.3	1.5	1.5	2.8	2.3	1.5	2.3	1.5	1.5	2.2	1.5	2.4	1.5	2.5	2.5	1.5	3.7	2.7	2.4	2.4
水道用硬質塩化 ビニルライニング鋼管 (SGP-VB)	φ25																														
SKX-分止水栓ソケット	P25	1	1	1	1	1	1	1	1	1	1	1	1	1	1	1	1	1	1	1	1	1	1	1	1	1	1	1	1	1	1
	G25																														
SKX-ソケット	P25×V13	1	1			1			1					1			1					1					1			1	1
	P25×V20			1	1		1		1		1	1			1	1		1	1		1		1	1	1	1		1	1		
	P25×V25							1					1							1											
	G25×V13																				1										
	G25×V20																														
SKX-エルボ	P25	1	1	1	1	1	1	1	1	1	1	1	1	1	1	1	1	1	1	1	1	1	1	1	1	1	1	1	1	1	1
	G25																														
土工事	⑥ 市道車道	1.0	1.0	1.8	1.8	1.0	1.6	1.0	1.8	2.3	1.8	1.8	1.0	1.0	2.3	1.8	1.0	1.8	1.0	1.0	1.7	1.0	1.9	1.0	2.0	2.0	1.0	3.2	2.2	1.9	1.9


※ 現場状況に合わせて適宜変更すること

給水管材料集計表（2）

名 称	形 式	[31]	[32]	[33]	[34]	[35]	[36]	[37]	[38]	[39]	[40]	[41]	[42]	[43]	[44]	[45]		合 計
		φ13	φ13	φ13	φ13	φ13	φ13	φ13	φ13	φ13	φ13	φ13	φ13	φ13	φ13	φ13		
サドル付分水栓 （付属品共）	HPPE用 φ150×φ25	1	1	1	1	1	1	1	1	1	1	1	1	1	1	1		45
水道用ポリエチレン管 （軟質 1種,2層管）	φ25	2.4									2.1	1.5	2.3	2.1	1.5	1.5		76.0
水道用硬質塩化 ビニルライニング鋼管 （SGP-VB）	φ25		1.5	2.3	2.4	1.5	2.0	2.1	1.5	2.1								15.4
SKX-分止水栓ソケット	P25	1									1	1	1	1	1	1		37
	G25		1	1	1	1	1	1	1	1								8
SKX-ソケット	P25×V13	1										1		1	1	1		15
	P25×V20										1		1					19
	P25×V25																	3
	G25×V13		1		1	1	1	1	1									6
	G25×V20									1								1
SKX-エルボ	P25	1									1	1	1	1	1	1		37
	G25		1	1	1	1	1	1	1	1								8
土工事	⑥ 市道車道	1.9	1.0	1.8	1.9	1.0	1.5	1.6	1.0	1.6	1.6	1.0	1.8	1.6	1.0	1.0		68.9


※ 現場状況に合わせて適宜変更すること

給水分岐工標準図

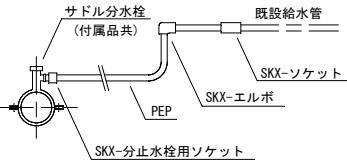

弁 栓 室 構 造 図

縮尺：1/10

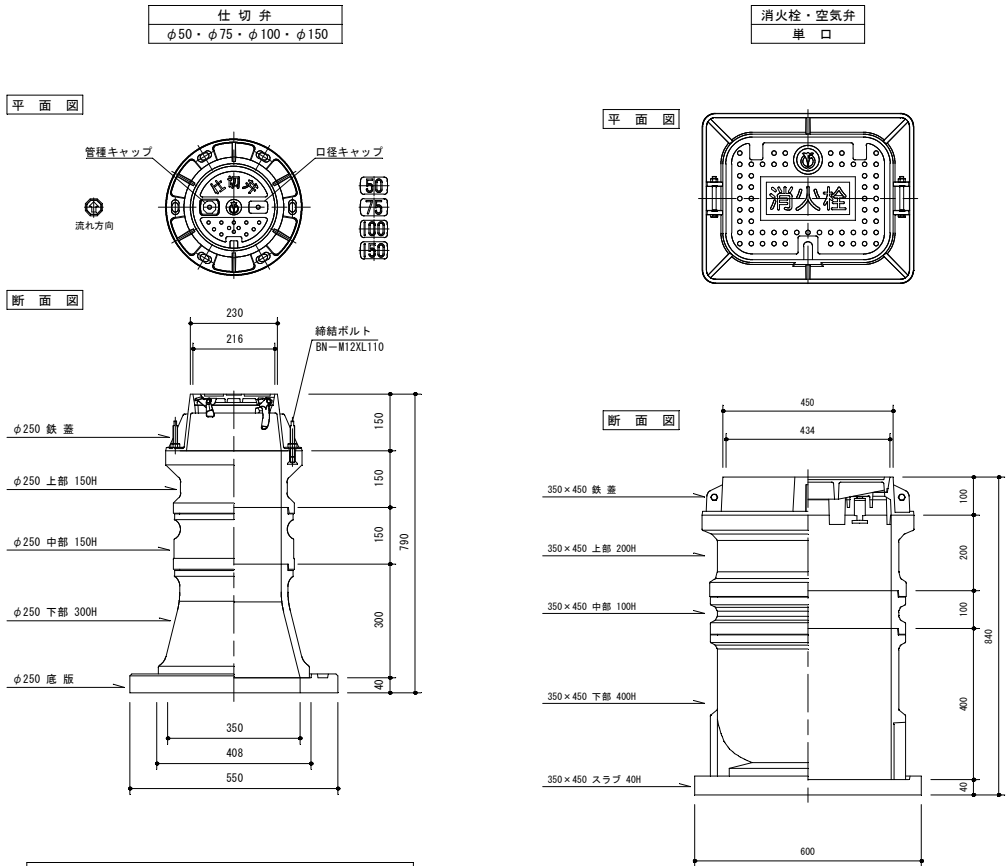

浅層埋設型仕切弁（φ50・φ75・φ100・φ150）					
管 天 高	H=1200	H=1050	H=900	H=700	H=600
ボックス高	1090	940	790	590	490
名 称	数 量				
鉄 蓋	150	1	1	1	1
調整リング	50H			1	
	100H				
上 部	150	1	1	1	1
	150	1	1		
中 部	200				
	300	1	1		
下 部	200			1	
	300	1	1	1	
上 下 部	150				
	300				1
底 版	40	1	1	1	1

消火栓及空気弁（単 口）					
管 天 高		H=1200	H=900	H=600	ｼﾝｸﾞﾙｺﾝﾈｸﾀｰ1ｲﾝﾁｼﾔﾂ 有効内径φ350×450
ボックス高		1140	840	540	
名 称		数 量			品 番
鉄 蓋	高さ 100	1	1	1	SYEAC
上 部	200	1	1	1	C-A20
	100	1			C-B10
中 部	200	2			C-B20
	300				C-B30
下 部	200			1	C-C20
	400	1	1		C-C40
底 版	40	1	1	1	C-S40

事業名	阿南市上水道建設改良事業				
工事名	市道中町線配水管布設替工事				縮 尺
図 名	給水管材集計表、弁栓室構造図				1/10
設 計	阿南市水道部				
部 長		課 長	課 長 補 佐	係 長	係 員
設計年月日	令和8年度			図番	9 / 9